


OBIĘKT Grzybów dz. nr. 120/1
 GMINA Sawadeki
 POWIAT ZDUŃSKA WOLA
 woj. łódzkie
 nr zlecenia _____

**MAPA
 SYTUACYJNO-WYSOKOŚCIOWA**
Skala 1:500

LEGENDA:

1. Zbiornik oczyszczalni do 0,75 m³/d
2. Przepompownia ścieków \varnothing 1000 mm
3. Studzienka rozdzielcza \varnothing 400 mm
4. Drenaż w nasypie 31,5mb (3,5x9)
5. Kominki napowietrzające

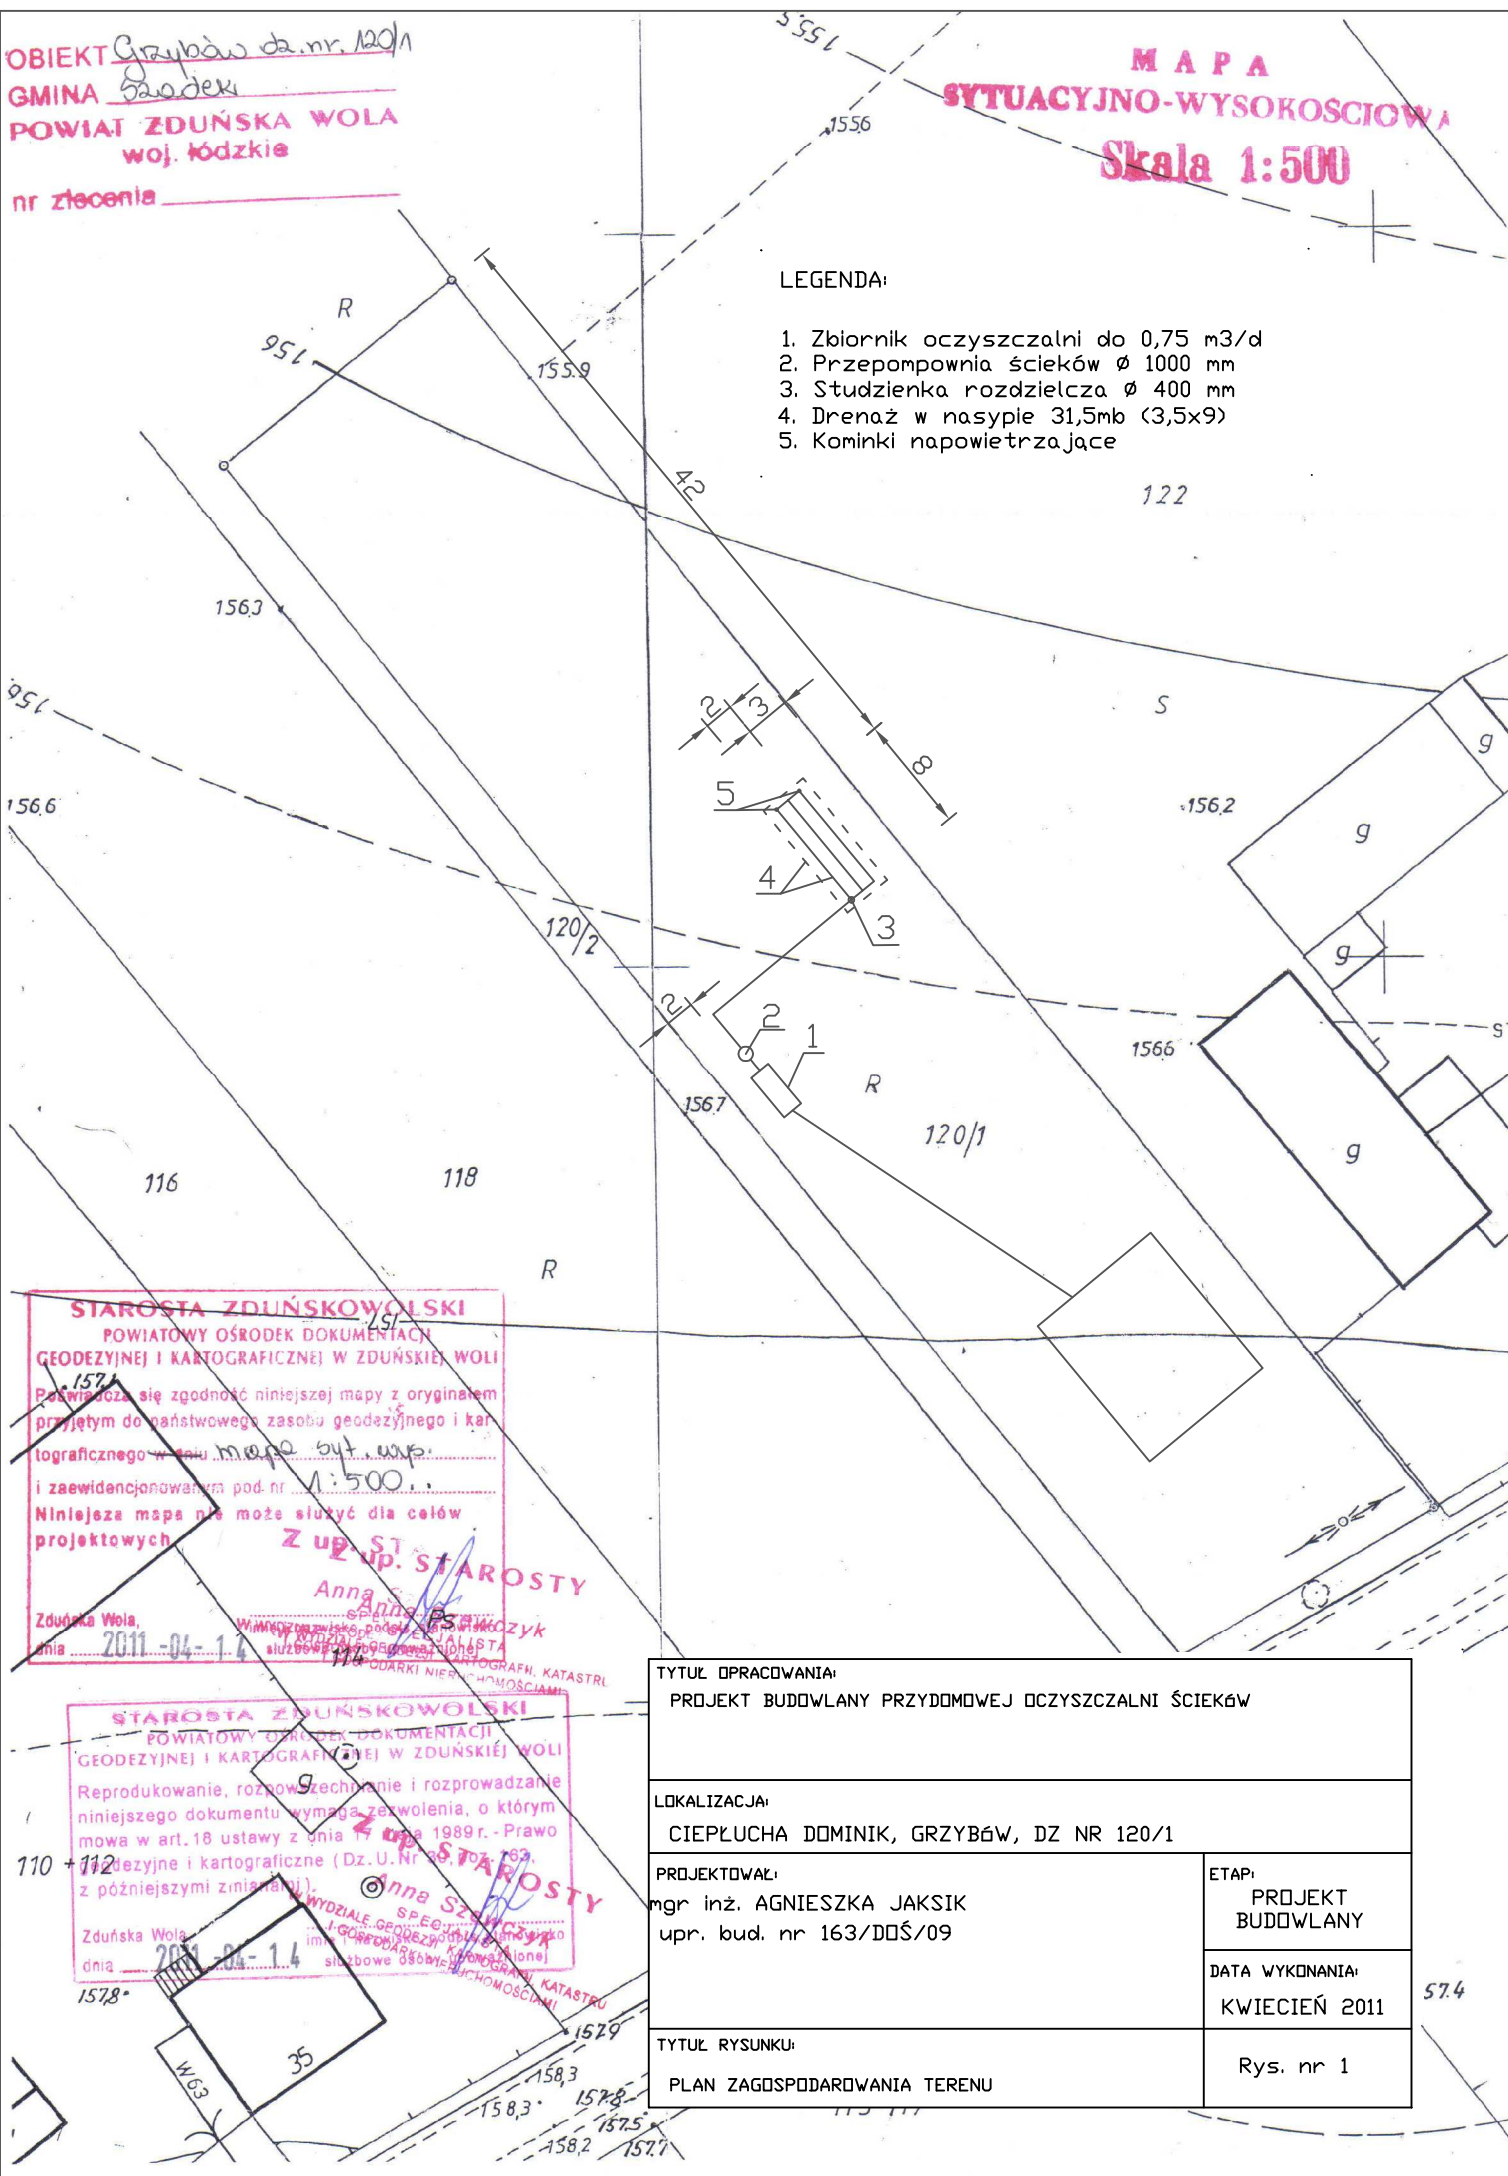

STAROSTA ZDUŃSKOWOLSKI
 POWIATOWY OŚRODEK DOKUMENTACJI
 GEODEZYJNEJ I KARTOGRAFICZNEJ W ZDUŃSKIEJ WOLI
 Poświadczam zgodność niniejszej mapy z oryginałem
 przyjętym do państwowego zasobu geodezyjnego i kar-
 tograficznego w dniu mapa był wysp.
 i zaewidencjonowaną pod nr 1:500
 Niniejsza mapa nie może służyć dla celów
 projektowych
Z up. ST. STAROSTY
 Anna Szlachetka
 Zduńska Wola,
 dnia 2011-04-14

STAROSTA ZDUŃSKOWOLSKI
 POWIATOWY OŚRODEK DOKUMENTACJI
 GEODEZYJNEJ I KARTOGRAFICZNEJ W ZDUŃSKIEJ WOLI
 Reprodukowanie, rozpowszechnianie i rozprowadzanie
 niniejszego dokumentu wymaga zezwolenia, o którym
 mowa w art. 18 ustawy z dnia 17 maja 1989r. - Prawo
 geodezyjne i kartograficzne (Dz. U. Nr 23, poz. 762,
 z późniejszymi zmianami).
Z up. ST. STAROSTY
 Anna Szlachetka
 Zduńska Wola,
 dnia 2011-04-14

TYTUŁ OPRACOWANIA: PROJEKT BUDOWLANY PRZYDOMOWEJ OCZYSZCZALNI ŚCIEKÓW	
LOKALIZACJA: CIEPLUCHA DOMINIK, GRZYBÓW, DZ NR 120/1	
PROJEKTOWAŁ: mgr inż. AGNIESZKA JAKSIK upr. bud. nr 163/DDŚ/09	ETAP: PROJEKT BUDOWLANY
TYTUŁ RYSUNKU: PLAN ZAGOSPODAROWANIA TERENU	
DATA WYKONANIA: KWIECIEŃ 2011	
Rys. nr 1	

57.4