


M A P A
SITUACYJNO-WYSOKOSCIOWA
Skala 1:1000

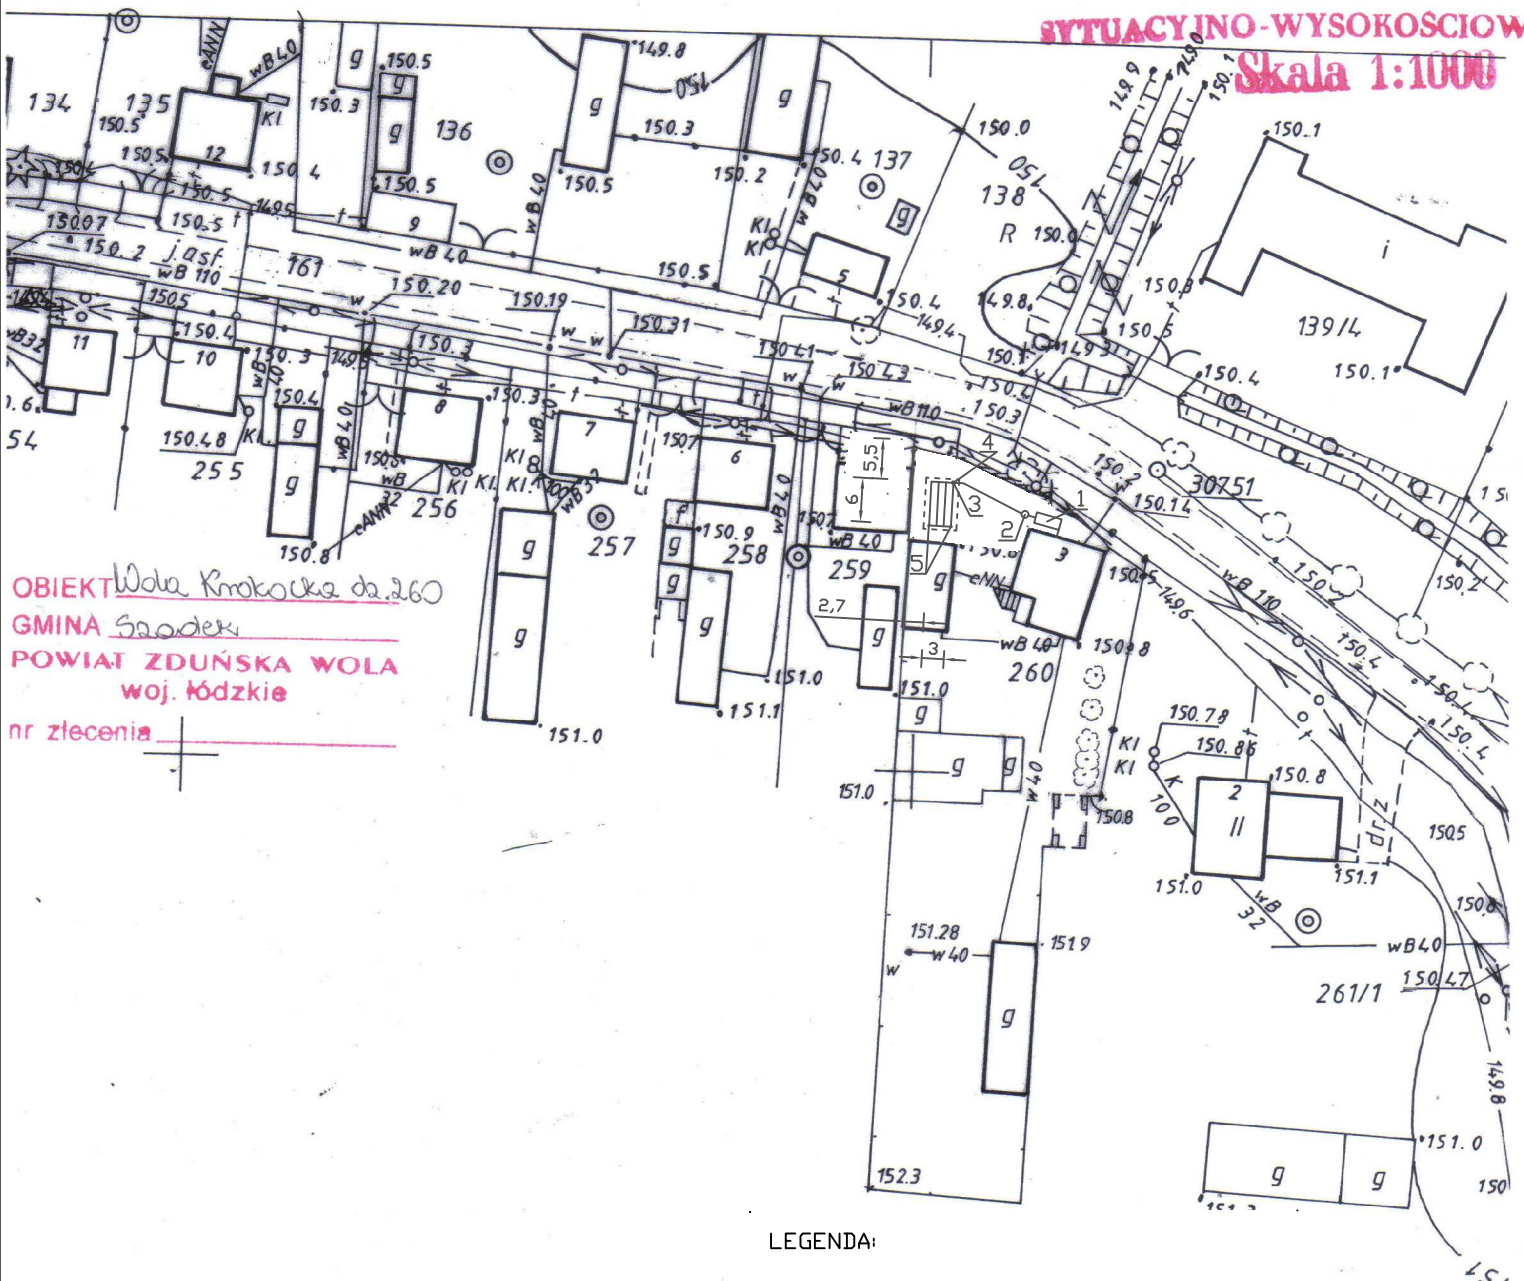

OBIĘKT Wola Krokocka dz. 260
GMINA Szadek
POWIAT ZDUŃSKA WOLA
woj. łódzkie
nr zlecenia +

LEGENDA:

1. Zbiornik oczyszczalni do 0,75 m³/d
2. Przepompownia ścieków \varnothing 1000 mm
3. Studzienka rozdzielcza \varnothing 400 mm
4. Drenaż w nasypie z warstwą wspomagającą 31,5 m² (4,5x7)
5. Kominki napowietrzające

STAROSTA ZDUŃSKOWOLSKI
POWIATOWY OŚRODEK DOKUMENTACJI
GEODEZYJNEJ I KARTOGRAFICZNEJ W ZDUŃSKIEJ WOLI

Poświadczam zgodność niniejszej mapy z oryginałem
przyjętym do państwowego zasobu geodezyjnego i kar-
tograficznego w dniu 2011-04-14
i zaewidencjonowanym pod nr 1:1000.

Niniejsza mapa nie może służyć dla celów
projektowych.

Z up. STAROSTY
Anna Szewczyk
Zduńska Wola
dnia 2011-04-14

STAROSTA ZDUŃSKOWOLSKI
POWIATOWY OŚRODEK DOKUMENTACJI
GEODEZYJNEJ I KARTOGRAFICZNEJ W ZDUŃSKIEJ WOLI

Reprodukcja, rozpowszechnianie i rozprowadzanie
niniejszego dokumentu wymaga zezwolenia, o którym
mowa w art. 18 ustawy z dnia 17 maja 1989 r. o
geodezji i kartografii (Dz. U. Nr 30, poz. 260,
z późniejszymi zmianami).

Z up. STAROSTY
Anna Szewczyk
Zduńska Wola
dnia 2011-04-14

TYTUŁ OPRACOWANIA: PROJEKT BUDOWLANY PRZYDOMOWEJ OCZYSZCZALNI ŚCIEKÓW	
LOKALIZACJA: KUBIAK DARIUSZ, WOLA KROKOCKA, DZ NR 260	
PROJEKTOWAŁ: mgr inż. AGNIESZKA JAKSIK upr. bud. nr 163/DDŚ/09	ETAP: PROJEKT BUDOWLANY
DATA WYKONANIA: KWIECIEŃ 2011	
TYTUŁ RYSUNKU: PLAN ZAGOSPODAROWANIA TERENU	
Rys. nr 1	