


OBIEKT Raźnica Górnica, nr. 364  
 GMINA Szczytno  
 POWIAT ZDUŃSKA WOLA  
 woj. łódzkie

**MAPA**  
**SITUACYJNO-WYSOKOŚCIOWA**

**Skala 1:1000**

**LEGENDA:**

1. Zbiornik oczyszczalni do 0,75 m<sup>3</sup>/d
2. Przepompownia ścieków Ø 1000 mm
3. Studzienka rozdzielcza Ø 400 mm
4. Drenaż w nasypie 24,5 m<sup>2</sup> (3,5x7)
5. Kominki napowietrzające

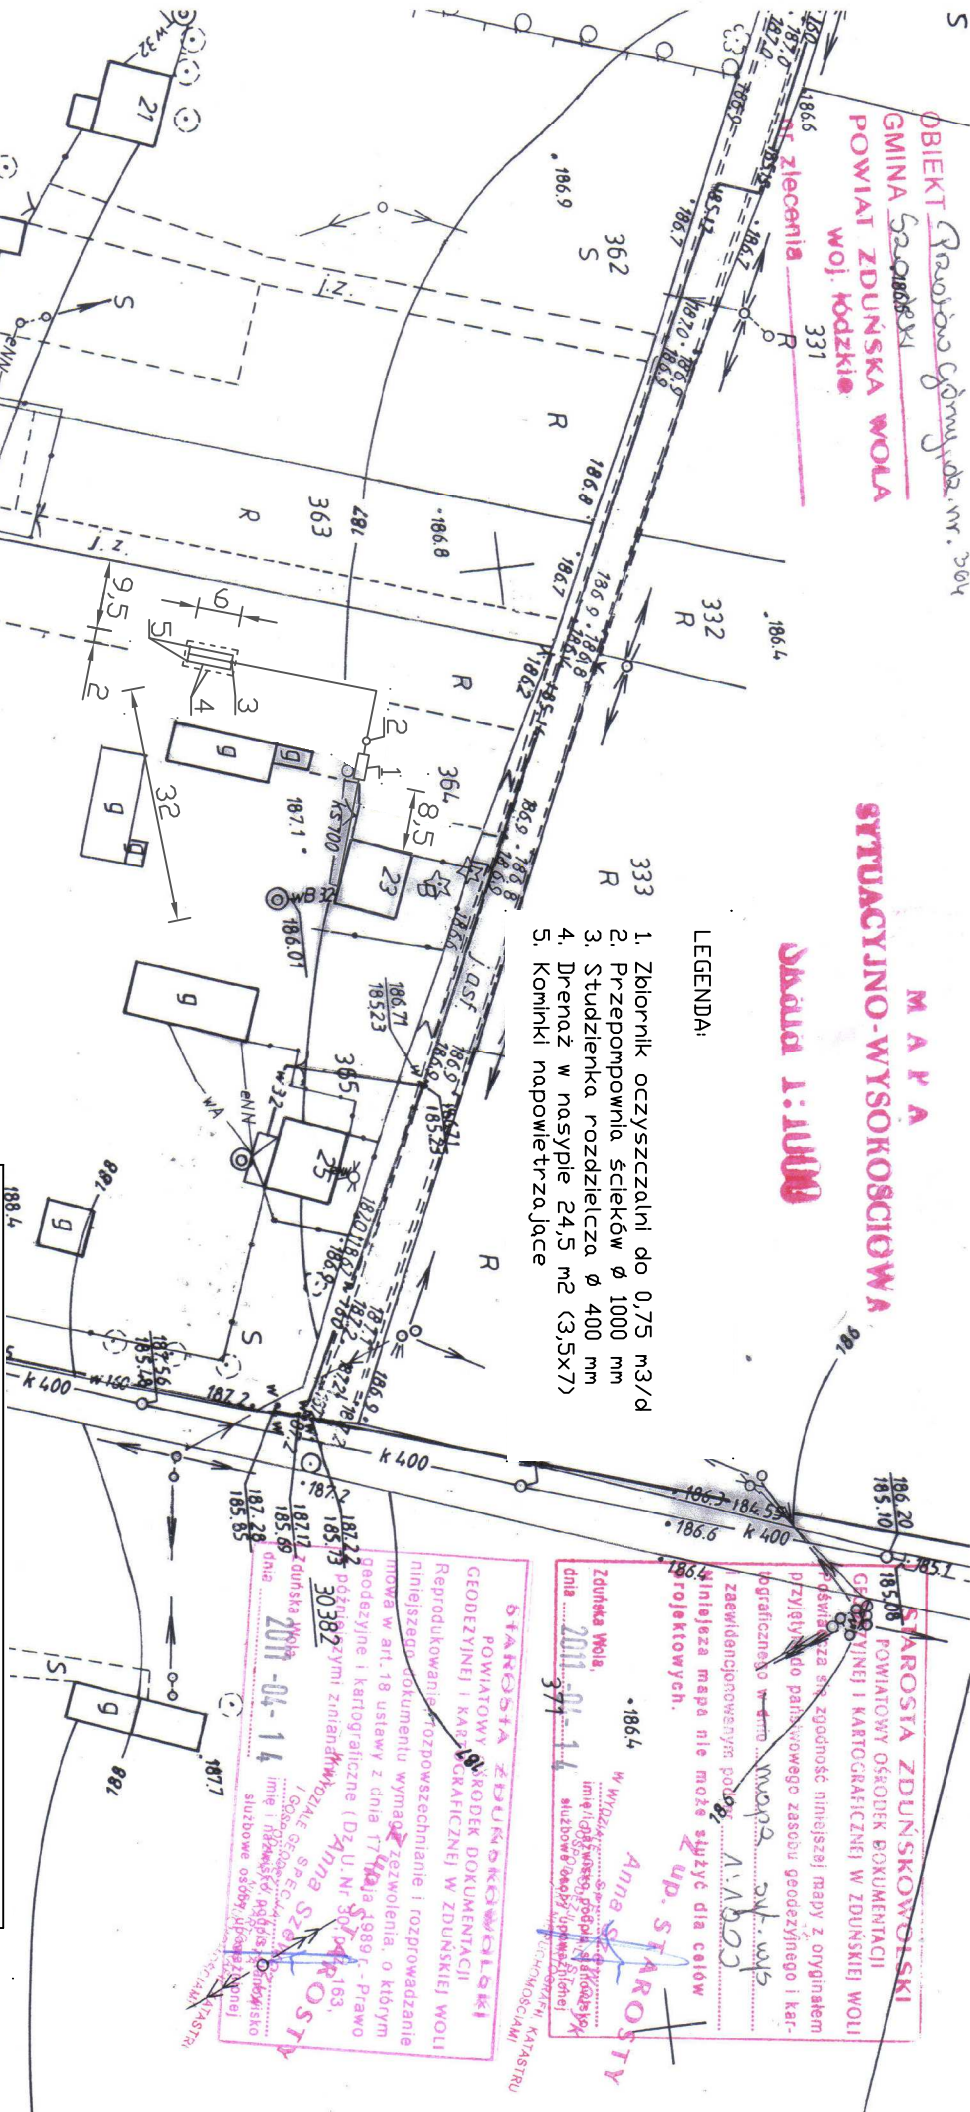

TYTUŁ DOPROWADZENIA: PROJEKT BUDOWLANY PRZYDMOWEJ OCZYSZCZALNI ŚCIEKÓW	
LOKALIZACJA: MACIEJEWSKI EUGENIUSZ, PRZĄTÓW GÓRNY, DZ NR 364	
PROJEKTOWAŁ: mgr inż. AGNIESZKA JAKSIK upr. bud. nr 163/DDŚ/09	
TYTUŁ RYSUNKU: PLAN ZAGOSPODAROWANIA TERENU	ETAP: PROJEKT BUDOWLANY
DATA WYKONANIA: KWIECIEŃ 2011	
Rys. nr 1	

**STAROSTA ZDUŃSKOWOLSKI**  
 POWIATOWY OŚRODEK DOKUMENTACJI  
 GEODEZYJNEJ I KARTOGRAFICZNEJ W ZDUŃSKIEJ WOLI  
 Powszechna się zgodność niniejszej mapy z oryginałem  
 przyjętym do państwowego zasobu geodezyjnego i kar-  
 tograficznego w dniu 11.05.2011 r.  
 zaawidujony podpisem: Anna Szczytno  
 Innejsza mapa nie może służyć do celów  
 projektowych.  
 Zduńska Wola,  
 dnia 2011-04-14  
 W Wydziale Geodezji i Kartografii  
 Innejsza mapa nie może służyć do celów  
 projektowych.  
 Anna Szczytno  
 Starosta Zduńskowolski

**STAROSTA ZDUŃSKOWOLSKI**  
 POWIATOWY OŚRODEK DOKUMENTACJI  
 GEODEZYJNEJ I KARTOGRAFICZNEJ W ZDUŃSKIEJ WOLI  
 Reprodukowanie, rozpowszechnianie i rozprowadzanie  
 niniejszego dokumentu wymaga zezwolenia, o którym  
 mowa w art. 18 ustawy z dnia 17.04.1989 r. - Prawo  
 geodezyjne i kartograficzne (Dz.U. Nr 30, poz. 163,  
 późn. zm.)  
 Innejsza mapa nie może służyć do celów  
 projektowych.  
 Zduńska Wola,  
 dnia 2011-04-14  
 W Wydziale Geodezji i Kartografii  
 Innejsza mapa nie może służyć do celów  
 projektowych.  
 Anna Szczytno  
 Starosta Zduńskowolski