


OBIĘKT Przátów Górny, dz. nr. 3/1  
GMINA Szadek

POWIAT ZDUŃSKA WOLA  
woj. łódzkie

nr zlecenia \_\_\_\_\_

**M A P A**  
**SITUACYJNO-WYSOKOŚCIOWA**

**Skala 1:1000**

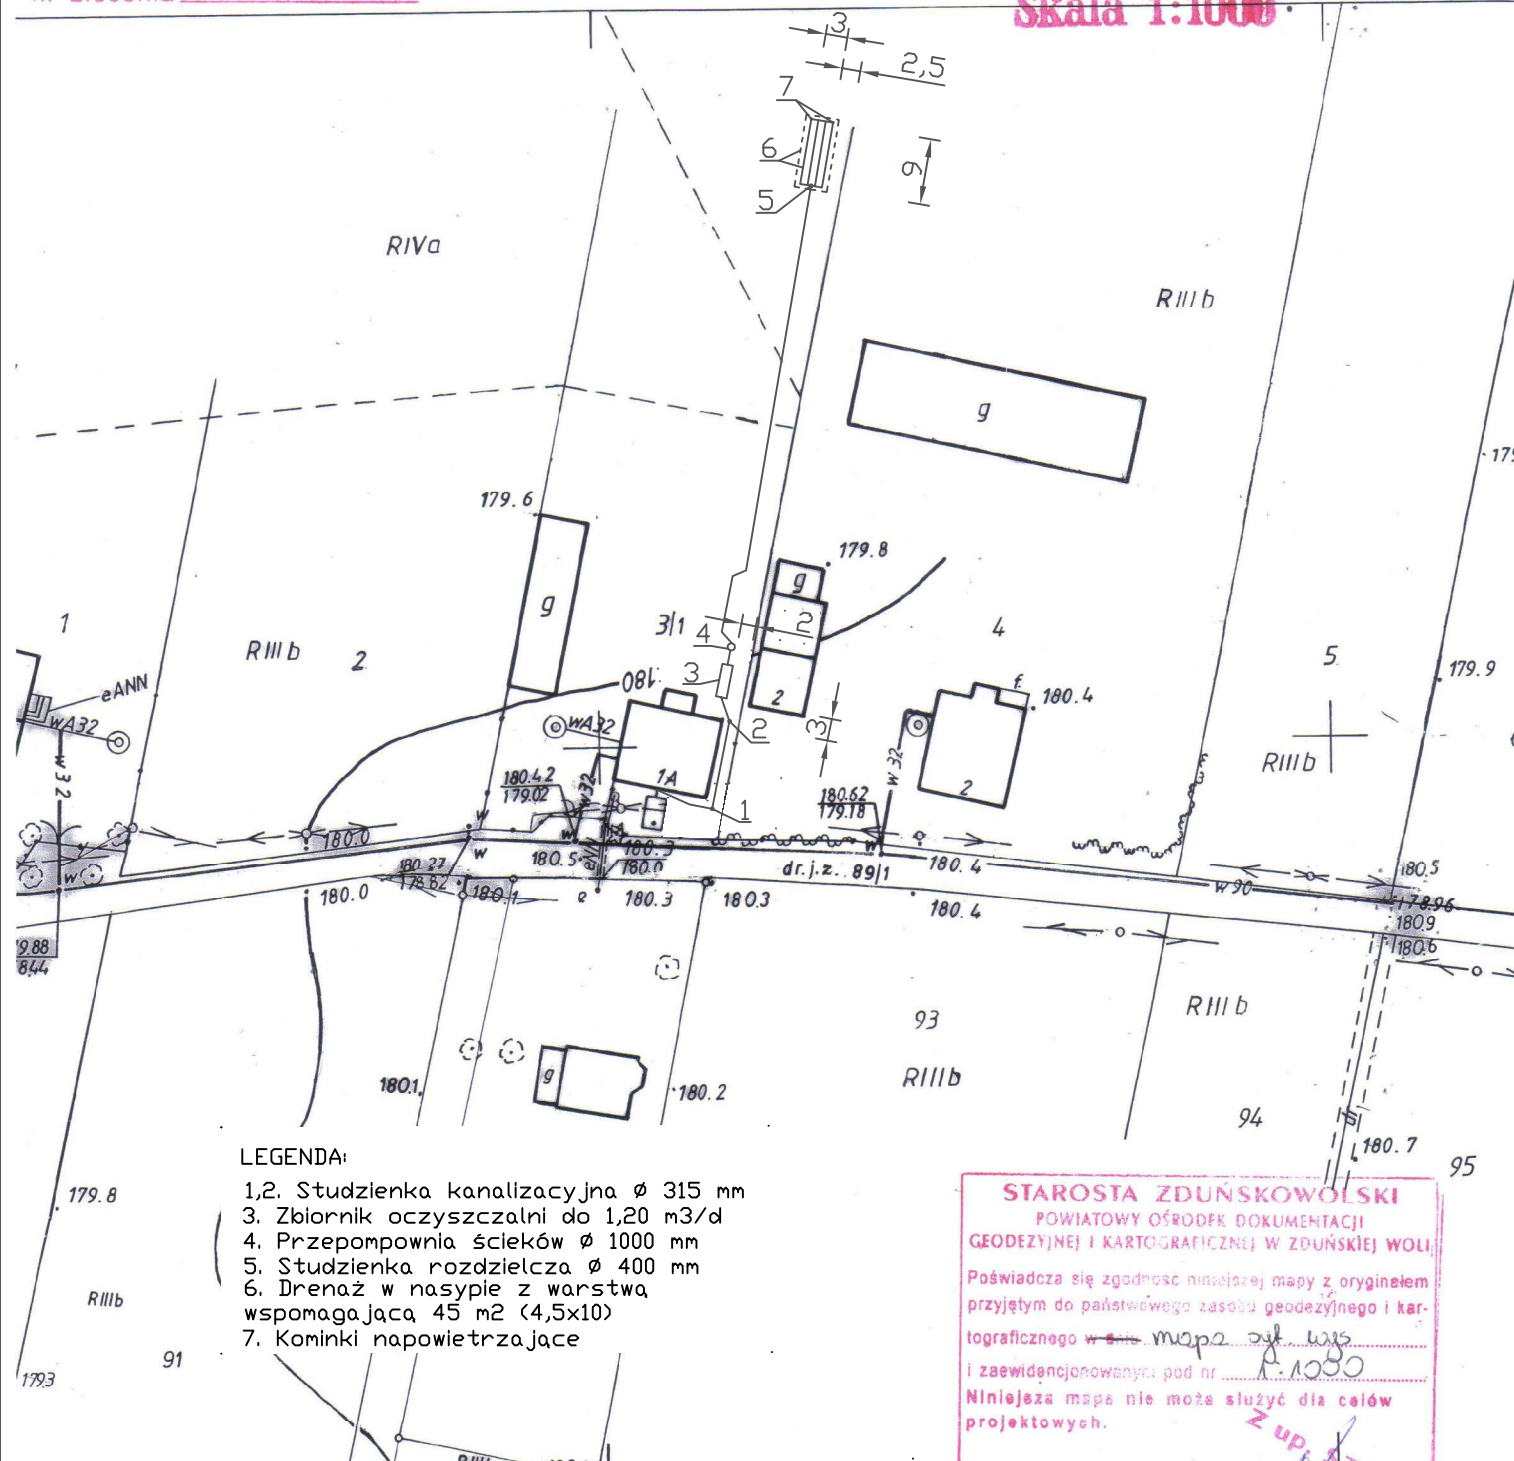

**LEGENDA:**

- 1,2. Studzienka kanalizacyjna  $\varnothing$  315 mm
3. Zbiornik oczyszczalni do 1,20 m<sup>3</sup>/d
4. Przepompownia ścieków  $\varnothing$  1000 mm
5. Studzienka rozdzielcza  $\varnothing$  400 mm
6. Drenaż w nasypie z warstwą wspomagającą 45 m<sup>2</sup> (4,5x10)
7. Kominki napowietrzające

TYTUŁ OPRACOWANIA: PROJEKT BUDOWLANY PRZYDOMOWEJ OCZYSZCZALNI ŚCIEKÓW	
LOKALIZACJA: DEPCZYŃSKI DARIUSZ, PRZATÓW DOLNY, DZ NR 3	
PROJEKTOWAŁ: mgr inż. AGNIESZKA JAKSIK upr. bud. nr 163/DOS/09	ETAP: PROJEKT BUDOWLANY
DATA WYKONANIA: KWIECIEŃ 2011	
TYTUŁ RYSUNKU: PLAN ZAGOSPODAROWANIA TERENU	Rys. nr 1

**STAROSTA ZDUŃSKOWOLSKI**  
POWIATOWY OŚRODEK DOKUMENTACJI  
GEODEZYJNEJ I KARTOGRAFICZNEJ W ZDUŃSKIEJ WOLI

Poświadczam się zgodność niniejszej mapy z oryginałem  
przyjętym do państwowego zasobu geodezyjnego i kar-  
tograficznego w mapie z 1955  
i zaewidencjonowanej pod nr 1.1000

Niniejsza mapa nie może służyć dla celów  
projektowych.

Zduńska Wola,  
dnia 2011-04-14

W WYDANIU: [signature]  
imię i nazwisko podpisu: [signature]  
stanowisko: [signature]  
służbowe osoby używające pieczęci

KARTOGRAFICZNA KATASTRALNA

**STAROSTA ZDUŃSKOWOLSKI**  
POWIATOWY OŚRODEK DOKUMENTACJI  
GEODEZYJNEJ I KARTOGRAFICZNEJ W ZDUŃSKIEJ WOLI

Reprodukowanie, rozpowszechnianie i rozprowadzanie  
niniejszego dokumentu wymaga zezwolenia, o którym  
mowa w art. 18 ustawy z dnia 17 maja 1983r. - Prawo  
geodezyjne i kartograficzne (Dz. U. Nr 30, poz. 243  
z późniejszymi zmianami).

Zduńska Wola,  
dnia 2011-04-14

W WYDANIU: [signature]  
imię i nazwisko podpisu: [signature]  
stanowisko: [signature]  
służbowe osoby używające pieczęci

KARTOGRAFICZNA KATASTRALNA