


OBIĘKT Przátów Dolny i Górny dz. 20
GMINA Szadek
POWIAT ZDUŃSKA WOLA
woj. łódzkie
nr zlecenia _____

MAPA
SYTUACYJNO-WYSOKOŚCIOWA
Skala 1:1000

LEGENDA:

- 1. Zbiornik oczyszczalni do 0,75 m3/d
- 2. Przepompownia ścieków \varnothing 1000 mm
- 3. Studzienka rozdzielcza \varnothing 400 mm
- 4. Drenaż w nasypie 28 m2 (3,5x8)
- 5. Kominki napowietrzające

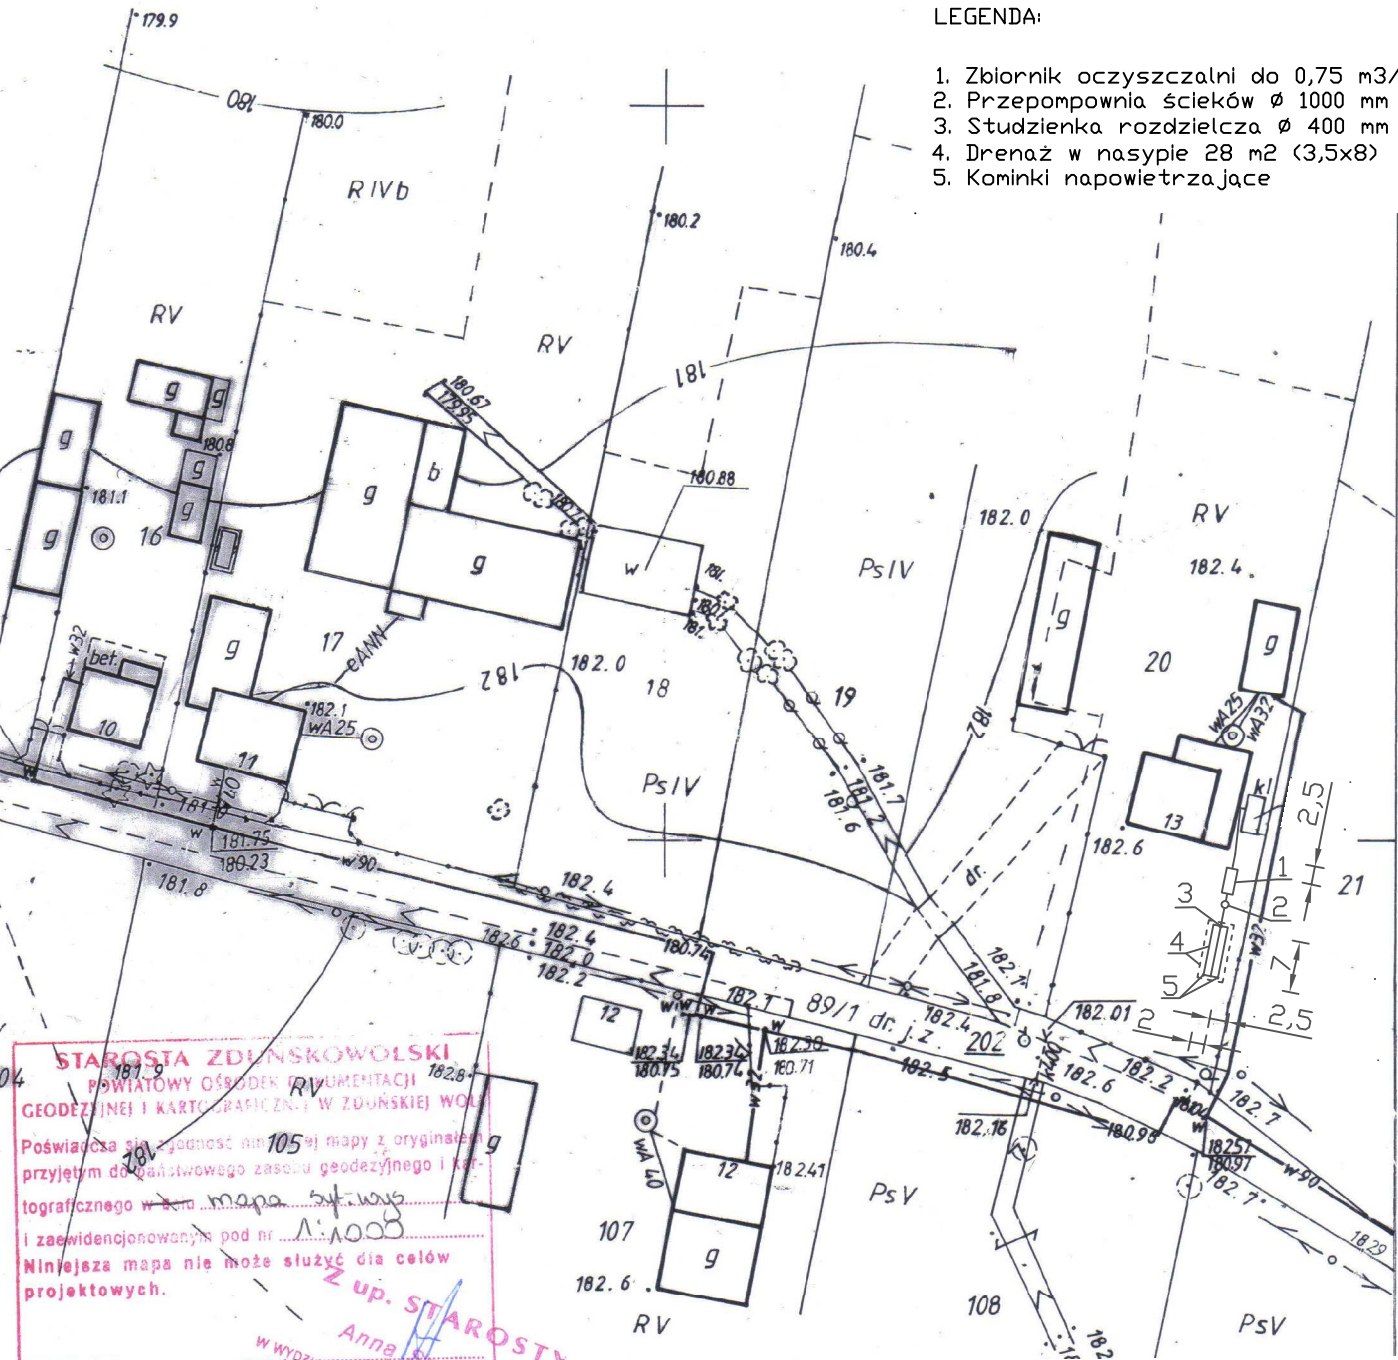

STAROSTA ZDUŃSKOWOLSKI
POWIATOWY OŚRODEK DOKUMENTACJI
GEODEZYJNEJ I KARTOGRAFICZNEJ W ZDUŃSKIEJ WOLI
Poświadczam zgodność niniejszej mapy z oryginałem
przyjętym do gminnego zasobu geodezyjnego i kar-
tograficznego w dniu 2011-04-14
i zaewidencjonowania pod nr 105/09
Niniejsza mapa nie może służyć dla celów
projektowych.
Zduńska Wola
dnia 2011-04-14
Anna Szafarz
W WYDZIALE GEODEZYJNYM I KARTOGRAFICZNYM
IMIE I NAZWISKO PODPISUJĄCEGO
SŁUŻBOWA OSOBA

TYTUŁ OPRACOWANIA: PROJEKT BUDOWLANY PRZYDOMOWEJ OCZYSZCZALNI ŚCIEKÓW	
LOKALIZACJA: SZAFARZ ZYGMUNT, PRZATÓW DOLNY, DZ NR 20	
PROJEKTOWAŁ: mgr inż. AGNIESZKA JAKSIK upr. bud. nr 163/DDŚ/09	ETAP: PROJEKT BUDOWLANY
DATA WYKONANIA: KWIECIEŃ 2011	
TYTUŁ RYSUNKU: PLAN ZAGOSPODAROWANIA TERENU	
Rys. nr 1	

STAROSTA ZDUŃSKOWOLSKI
POWIATOWY OŚRODEK DOKUMENTACJI
GEODEZYJNEJ I KARTOGRAFICZNEJ W ZDUŃSKIEJ WOLI
Reprodukowanie, rozpowszechnianie i rozprowadzanie
niniejszego dokumentu wymaga zezwolenia, o którym
mowa w art. 18 ustawy z dnia 17 marca 1989 r. - Prawo
geodezyjne i kartograficzne (Dz. U. Nr 30, poz. 163,
z późniejszymi zmianami)
Zduńska Wola
dnia 2011-04-14
Anna Szafarz
W WYDZIALE GEODEZYJNYM I KARTOGRAFICZNYM
IMIE I NAZWISKO PODPISUJĄCEGO
SŁUŻBOWA OSOBA