


OBIEKT Pracownia Gminy Dan. 313, 312
 GMINA Starostwo
 POWIAT ZDUŃSKA WOLA
 woj. łódzkie
 nr zlecenia _____

M A P A
SITUACYJNO-WYSOKOSCIOWA

Skala 1:1000

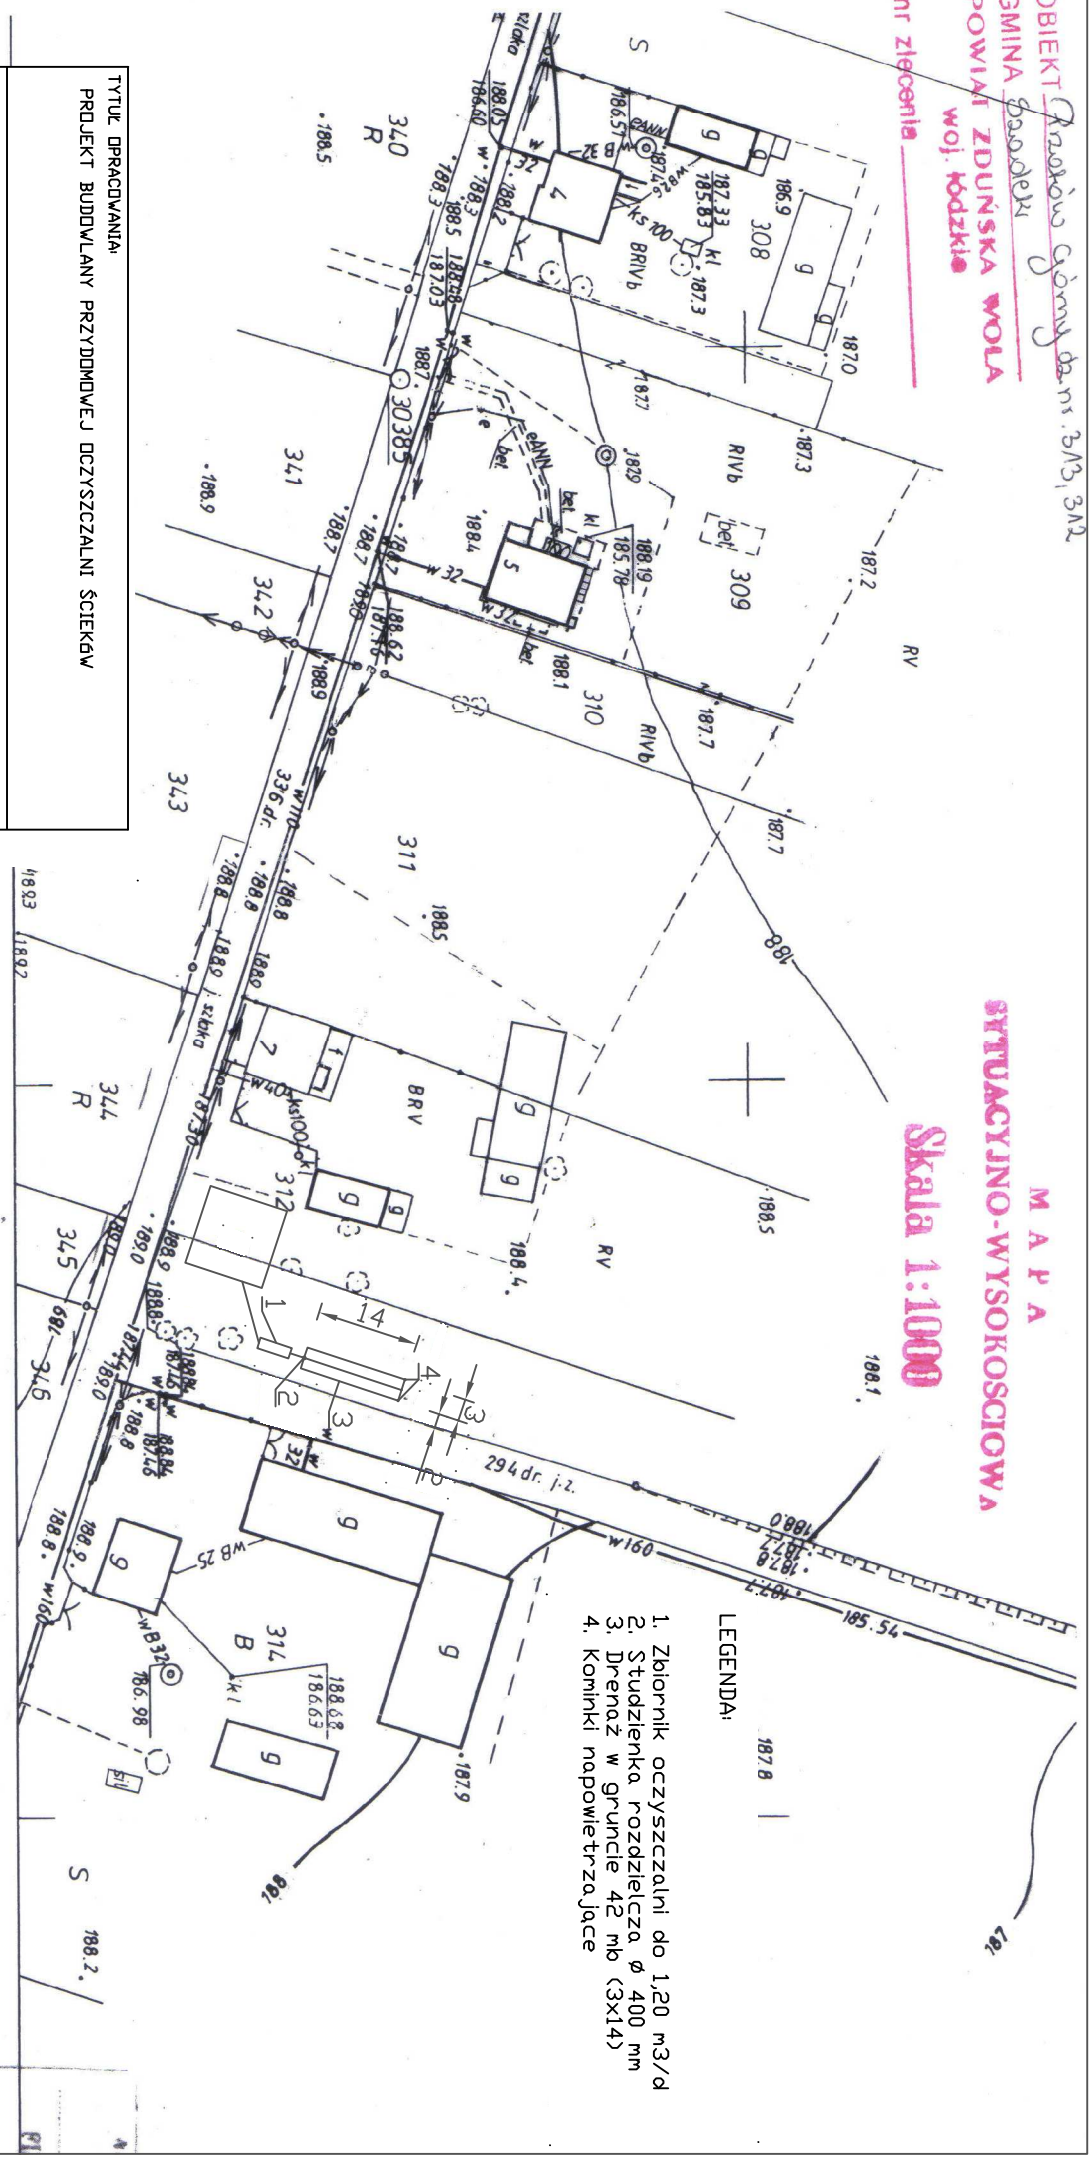

- LEGENDA:**
1. Zbiornik oczyszczalni do 1,20 m³/d
 2. Studzienka rozdzielcza Ø 400 mm
 3. Drenaż w gruncie 42 mb (3x14)
 4. Kominki napowietrzające

TYTUŁ OPRAWIANIA: PROJEKT BUDOWLANY PRZYDMOWEJ OCZYSZCZALNI ŚCIEKÓW	
LOKALIZACJA: TOKAREK AGNIESZKA, PRZĄTÓW GÓRNY, DZ NR 312, 313	
PROJEKTOWAŁ: mgr inż. AGNIESZKA JAKSIK upr. bud. nr 163/DDŚ/09	ETAP: PROJEKT BUDOWLANY
TYTUŁ RYSUNKU: PLAN ZAGOSPODAROWANIA TERENU	DATA WYKONANIA: KWIECIEŃ 2011
	Rys. nr 1

STAROSTA ZDUŃSKOWOLSKI
 POWIATOWY OŚRODEK DOKUMENTACJI
 GEODEZYJNEJ I KARTOGRAFICZNEJ W ZDUŃSKIEJ WOLI
 Reprodukowanie, rozpowszechnianie i rozpraszanie
 niniejszego dokumentu wymaga zezwolenia, o którym
 mowa w art. 18 ustawy z dnia 7 lipca 1995 r. - Prawo
 geodezyjne i kartograficzne (Dz. U. Nr 30, poz. 2663
 z późniejszymi zmianami).
 Anna Szwedzik
 SPECJALISTA
 I GOSPODARSTWA GEODEZYJNEGO
 Zduńska Wola 2011-04-14
 Służbowe osoby upoważnionej

STAROSTA ZDUŃSKOWOLSKI
 POWIATOWY OŚRODEK DOKUMENTACJI
 GEODEZYJNEJ I KARTOGRAFICZNEJ W ZDUŃSKIEJ WOLI
 Poświadczam się zgodność niniejszej mapy z oryginałem
 przyjętym do państwowego zasobu geodezyjnego i kartograficznego
 i zaświadczam o tym pod nr
 Niniejsza mapa nie może być używana do celów projektowych.
 Anna Szwedzik
 SPECJALISTA
 W WYDZIALE GEODEZJI, KARTOGRAFII I JAKSIK
 Zduńska Wola 2011-04-14
 Służbowe osoby upoważnionej