

**M A P A**  
**SITUACYJNO-WYSOKOSCIOWA**  
**Skala 1:1000**

1. Zbiornik oczyszczalni do 0,75 m<sup>3</sup>/d  
2. Przepompownia ścieków Ø 1000 mm  
3. Studzienka rozdzielcza Ø 400 mm  
4. Drenaż w nasypie z warstwą  
wspomagającą 44 m<sup>2</sup> (4,5x8)  
5. Kominki napowietrzające

**LEGENDA:**


OBIEKT Kanalizacja  
GMINA Saodaki  
POWIAT ZDUŃSKA WOLA  
woj. kódzkie  
nr zlecenia \_\_\_\_\_

**STAROSTA ZDUŃSKOWOLSKI**  
POWIATOWY OŚRODEK DOKUMENTACJI  
GEODEZYJNEJ I KARTOGRAFICZNEJ W ZDUŃSKIEJ WOLI  
Poświadczam, że zgodność niniejszej mapy z oryginałem  
przyjęłym do państwowego zasobu geodezyjnego i kar-  
tograficznego w 1:1000  
i zewidencjonowanym pod nr 1:1000  
Niniejsza mapa nie może służyć dla celów  
projektowych.

**Anna Szewczyk**  
SPECALISTA  
Zduńska Wola  
2011-04-1  
dnia \_\_\_\_\_  
Inne Wzrostek 1:1000 1:1000 1:1000  
służbowe obrotu 1:1000 1:1000 1:1000

**STAROSTA ZDUŃSKOWOLSKI**  
POWIATOWY OŚRODEK DOKUMENTACJI  
GEODEZYJNEJ I KARTOGRAFICZNEJ W ZDUŃSKIEJ WOLI  
Reprodukcje, rozpowszechnianie i rozprowadzanie  
niniejszego dokumentu wymaga zezwolenia, o którym  
mowa w art. 18 ustawy z dnia 17 maja 1984 r. o  
geodezji i kartografii (Dz. U. Nr 30, poz. 1603)  
z późniejszymi zmianami).

**Anna Szewczyk**  
SPECALISTA  
Zduńska Wola  
2011-04-1  
dnia \_\_\_\_\_  
Inne Wzrostek 1:1000 1:1000 1:1000  
służbowe obrotu 1:1000 1:1000 1:1000

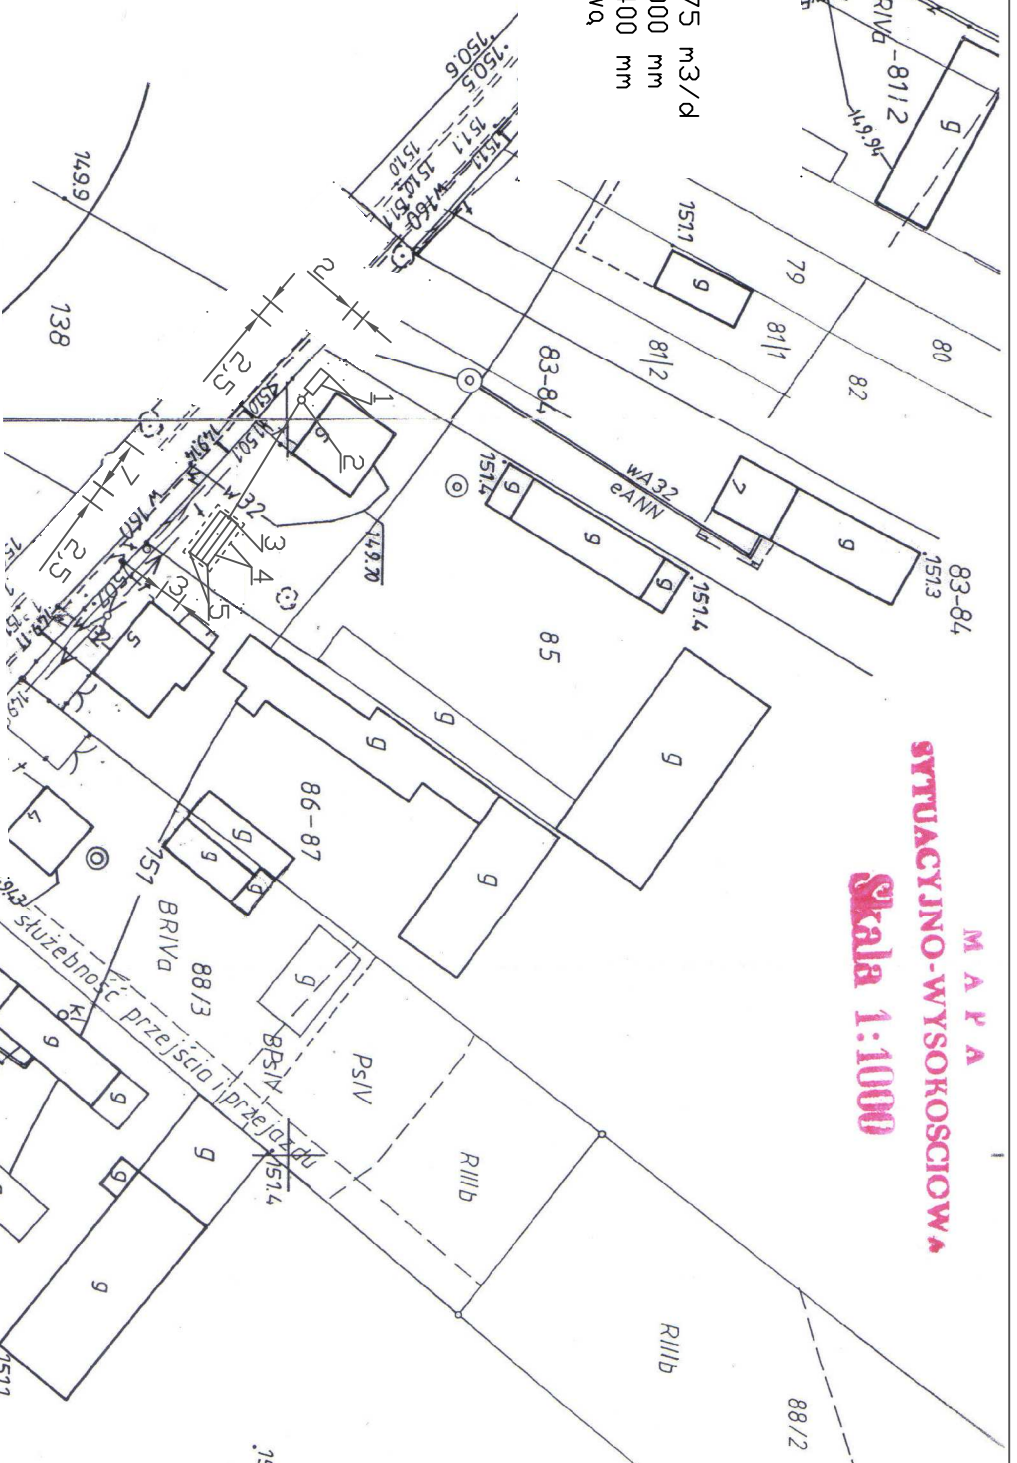

Tytuł opracowania:	
PROJEKT BUDOWLANY PRZEDMOWEJ OCZYSZCZALNI ŚCIEKÓW	
Lokalizacja:	
MALINOWSKA – KĄZEK MONIKA, KOBYLA MIEJSKA, DZ NR 85	
Projektował:	ETAP:
	PROJEKT BUDOWLANY
mgr inż. AGNIESZKA JAKSIK	
upr. bud. nr 163/DDŚ/09	
Tytuł rysunku:	
PLAN ZAGOSPODAROWANIA TERENU	
Rys. nr 1	
Data wykonania:	
KWIECIEŃ 2011	

91000 91000