


GMINA Zacisze  
 POWIAT ZDUŃSKA WOLA  
 woj. łódzkie  
 RF zleceń 245.6

M.P.A.  
 SYTUACYJNO-WYSOKOSCIOWA  
 Skala 1:1000

- LEGENDA
1. Studzienka kanalizacyjna  $\varnothing$  315 mm
  2. Zbiornik oczyszczalni do 1,20 m<sup>3</sup>/d
  3. Przepompownia ścieków  $\varnothing$  1000 mm
  4. Studzienka rozdzielcza  $\varnothing$  400 mm
  5. Drenaż w nasypie 45 m<sup>2</sup> (4,5x10)
  6. Koninki napowietrzające

Tytuł opracowania	
PROJEKT BUDOWLANY PRZYŁĄCZNOŚCI DOZYSZCZALNI ŚCIEKÓW	
LOKALIZACJA	
DZIAŁA ANDRZEJ, KOBYLA MIEJSKA, DZ NR 55, 56	
PROJEKTOWA	ETAP
mgr inż. AGNIESZKA JAKSIK	PROJEKT BUDOWLANY
upr. bud. nr 163/DOS/09	DATA WYKONANIA
	KWIECIEŃ 2011
Tytuł rysunku	Rys. nr 1
PLAN Zagospodarowania Terenu	

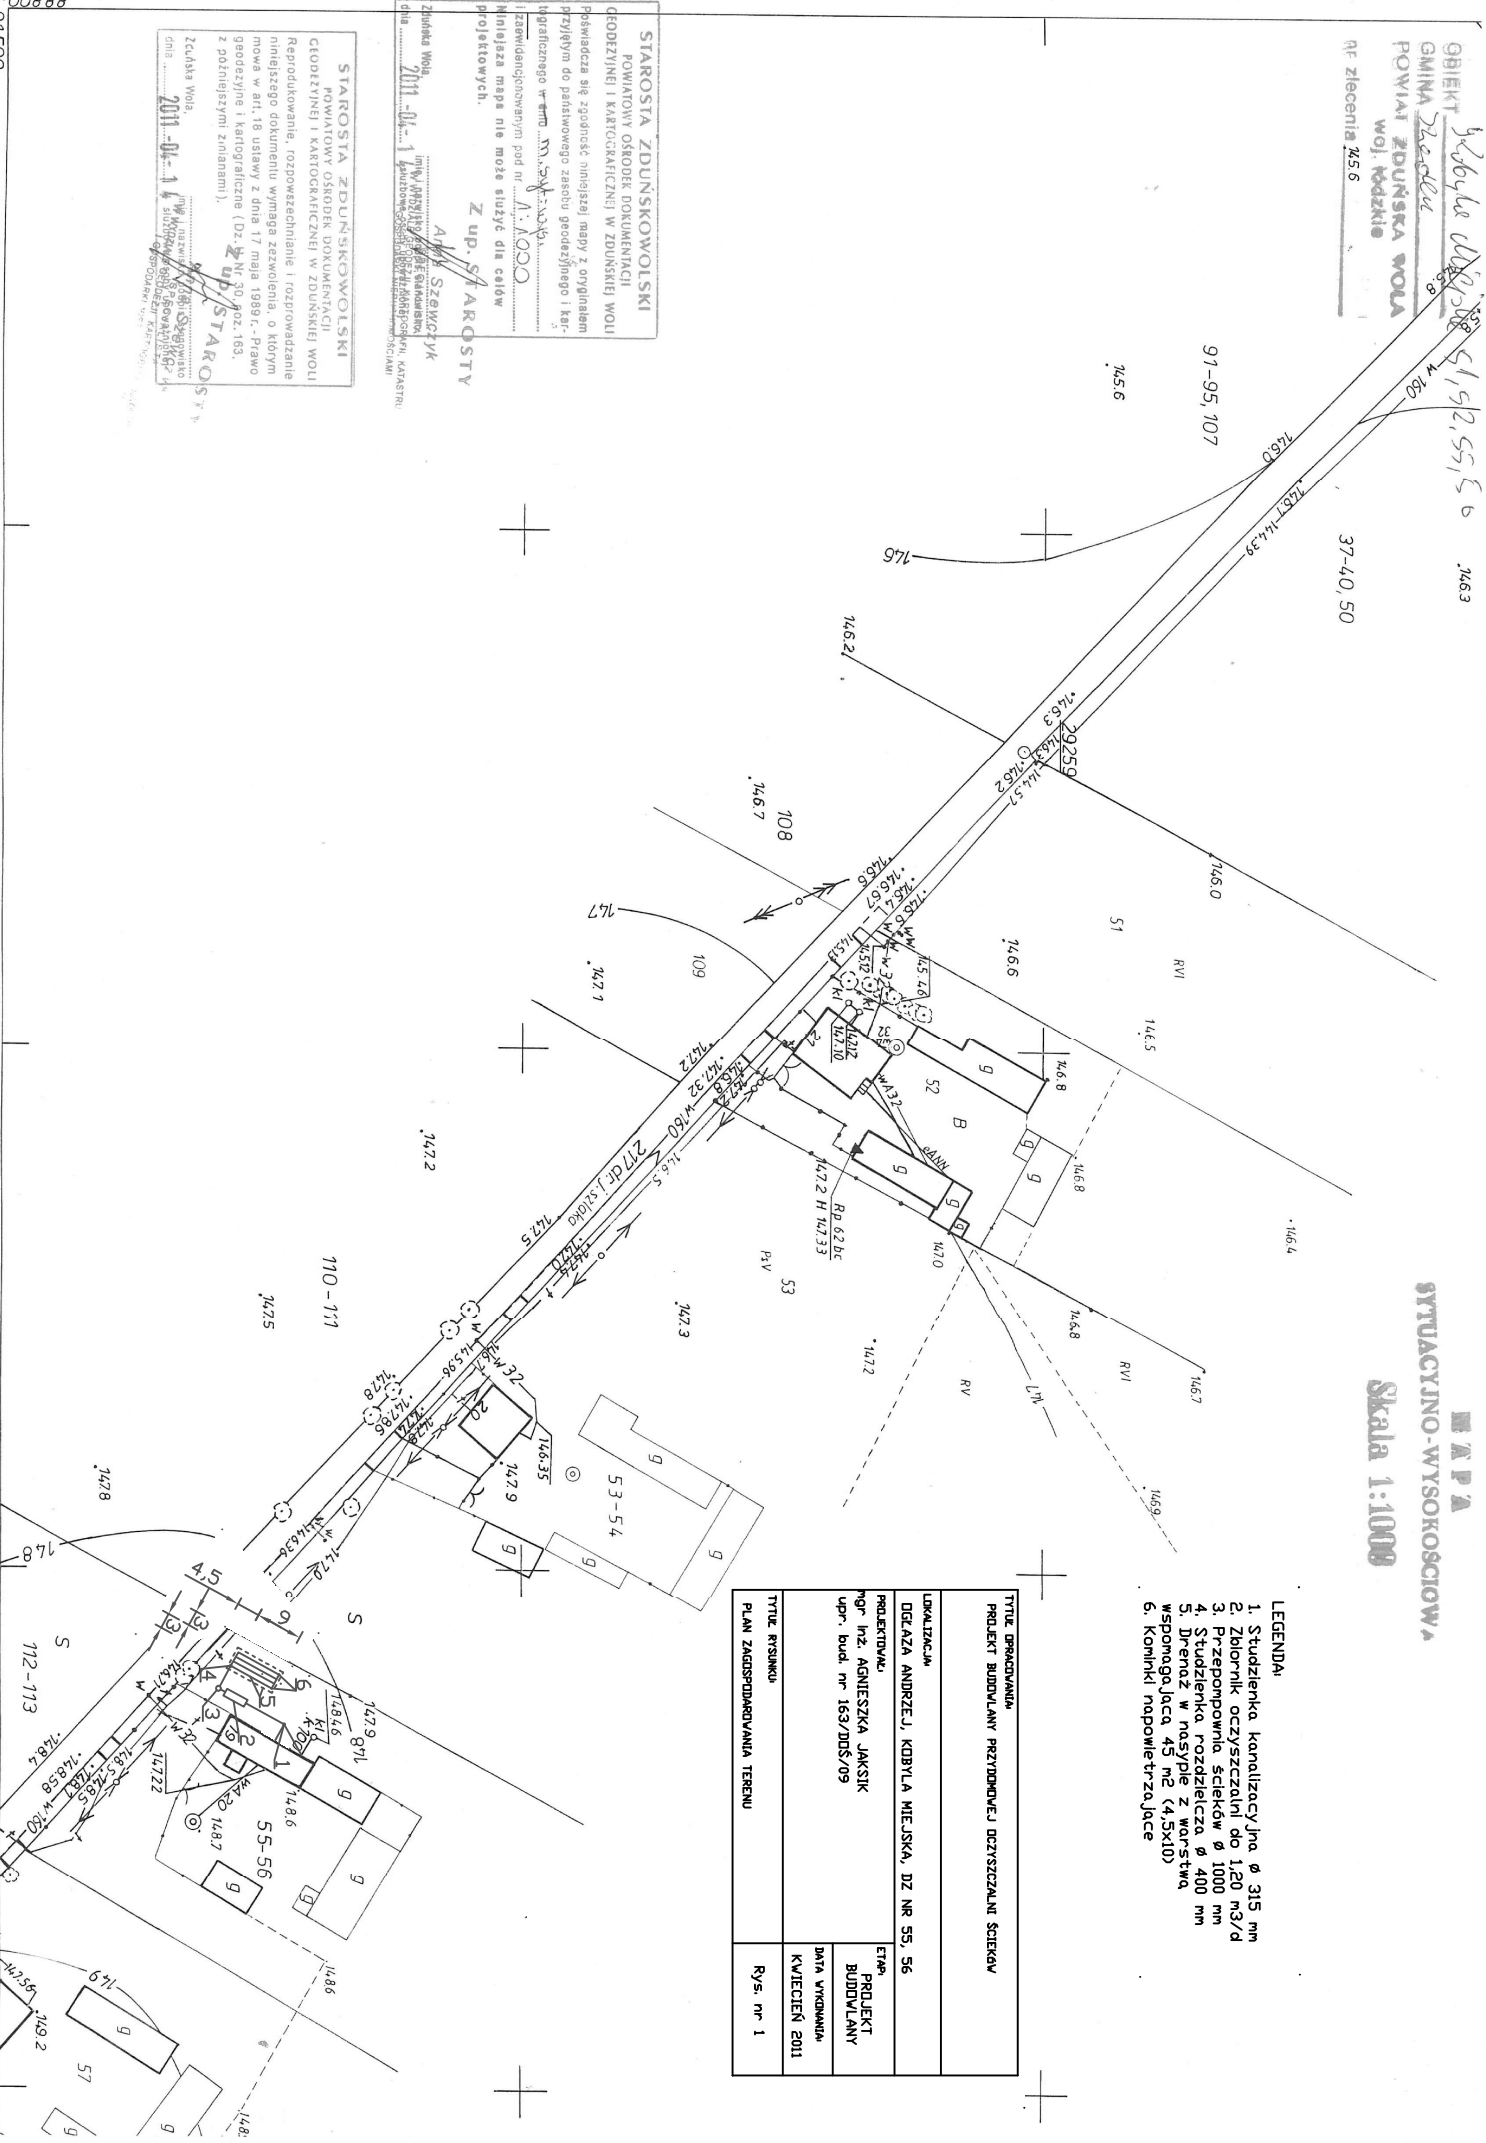

STAROSTA ZDUŃSKOWOLSKI  
 POWIATOWY OŚRODEK DOKUMENTACJI  
 GEODEZYJNEJ I KARTOGRAFICZNEJ W ZDUŃSKIEJ WOLI  
 Poświadczam, że zgodność niniejszej mapy z oryginałem  
 przyjętym do państwowego zasobu geodezyjnego i kar-  
 tograficznego w firmie M. S. SZKAPCZYK  
 i zaświadczającym pod nr A. 1.020.0  
 niniejszą mapę nie może służyć dla celów  
 projektowych.

Z up. STAROSTY  
ALIK SZKAPCZYK  
 Zduńska Wola  
 dnia 2011-04-11

STAROSTA ZDUŃSKOWOLSKI  
 POWIATOWY OŚRODEK DOKUMENTACJI  
 GEODEZYJNEJ I KARTOGRAFICZNEJ W ZDUŃSKIEJ WOLI  
 Reprodukowanie, rozpowszechnianie i rozprowadzanie  
 niniejszego dokumentu wymaga zezwolenia, o którym  
 mowa w art. 18 ustawy z dnia 17 maja 1989 r. - Prawo  
 geodezyjne i kartograficzne (Dz. U. Nr 30, poz. 163,  
 z późniejszymi zmianami).  
 Zduńska Wola,  
 dnia 2011-04-11