


OBIEKT *Piaskowice 148/4, 149/2, 150/1*  
 GMINA *szadeh*  
 POWIAT *ZDUNSKA WOLA*  
 WOJ. *Łódzkie*  
 IT *zbiornik*

**MAPA**  
**SITUACYJNO-WYSOK**  
**Skala 1:100**

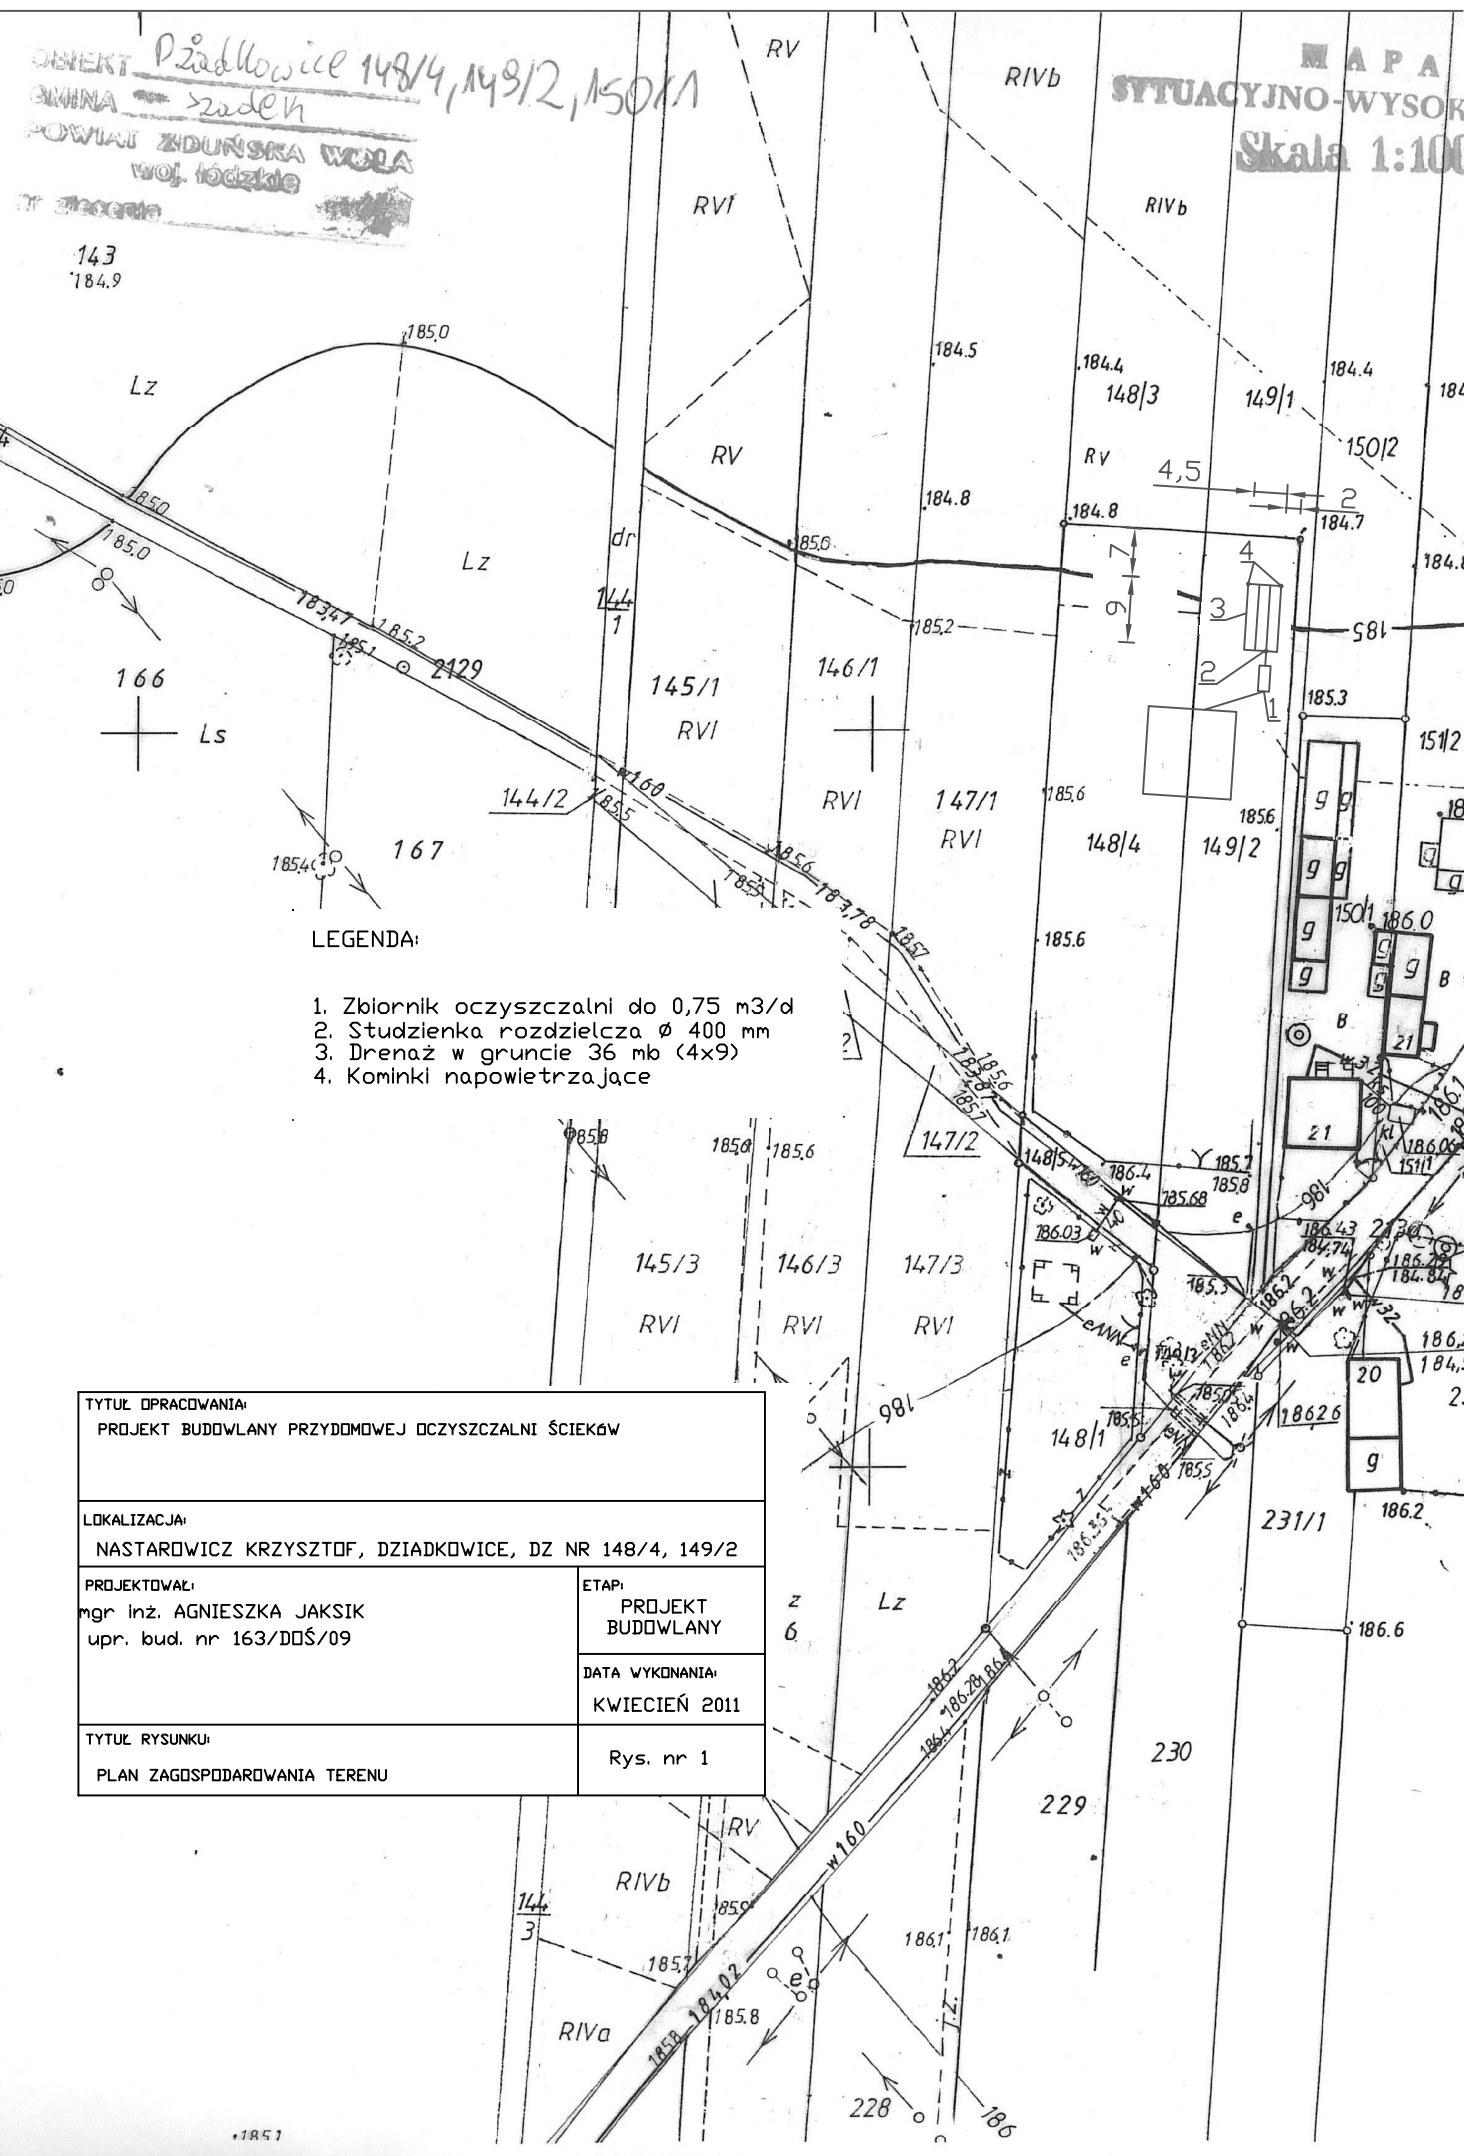

LEGENDA:

1. Zbiornik oczyszczalni do 0,75 m<sup>3</sup>/d
2. Studzienka rozdzielcza  $\varnothing$  400 mm
3. Drenaż w gruncie 36 mb (4x9)
4. Kominki napowietrzające

TYTUŁ OPRACOWANIA: PROJEKT BUDOWLANY PRZYDOMOWEJ OCZYSZCZALNI ŚCIEKÓW	
LOKALIZACJA: NASTAROWICZ KRZYSZTOF, DZIADKOWICE, DZ NR 148/4, 149/2	
PROJEKTOWAŁ: mgr inż. AGNIESZKA JAKSIK upr. bud. nr 163/DDŚ/09	ETAP: PROJEKT BUDOWLANY
	DATA WYKONANIA: KWIECIEŃ 2011
TYTUŁ RYSUNKU: PLAN ZAGOSPODAROWANIA TERENU	Rys. nr 1