

OBIĘKT Dziadkowice, dz.nr. 82/3, 82/3

GMINA Szadek

POWIAT ZDUŃSKA WOLA

woj. łódzkie

nr zlecenia _____

M A P A
SYTUACYJNO-WYSOKOŚCIOWA

Skala 1:1000

•178,9

STAROSTA ZDUŃSKOWOLSKI

POWIATOWY OŚRODEK DOKUMENTACJI

GEODEZYJNEJ I KARTOGRAFICZNEJ W ZDUŃSKIEJ WOLI

Poświadczam się zgodność niniejszej mapy z oryginałem
przyjętym do państwowego zasobu geodezyjnego i kar-
tograficznego w mapa sytu. wys.

i zaawidencjonowanym pod nr 1:1000

Niniejsza mapa nie może służyć dla celów
projektowych.

Z up. STAKOS

Zduńska Wola

dnia 2011-04-14

Anna Szewczyk
imię i nazwisko, podpis, stanowisko
w Wydziale Geodezji i Kartografii
Głównego Urzędu Geodezji i Kartografii

STAROSTA ZDUŃSKOWOLSKI

POWIATOWY OŚRODEK DOKUMENTACJI

GEODEZYJNEJ I KARTOGRAFICZNEJ W ZDUŃSKIEJ WOLI

Reprodukowanie, rozpowszechnianie i rozprowadzanie
niniejszego dokumentu wymaga zezwolenia, o którym
mowa w art. 18 ustawy z dnia 27 maja 1989 r. - Prawo
geodezyjne i kartograficzne (Dz. U. z późn. zm., z późniejszymi zmianami).

Zduńska Wola

dnia 2011-04-14

Anna Szewczyk
imię i nazwisko, podpis, stanowisko
w Wydziale Geodezji i Kartografii
Głównego Urzędu Geodezji i Kartografii

TYTUŁ OPRACOWANIA:

PROJEKT BUDOWLANY PRZYDOMOWEJ OCZYSZCZALNI ŚCIEKÓW

LOKALIZACJA:

PRZYBYLSKI ANDRZEJ, DZIADKOWICE, DZ NR 82/3

PROJEKTOWAŁ:

mgr inż. AGNIESZKA JAKSIK
upr. bud. nr 163/DDŚ/09

ETAP:

PROJEKT
BUDOWLANY


DATA WYKONANIA:

KWIECIEŃ 2011

TYTUŁ RYSUNKU:

PLAN ZAGOSPODAROWANIA TERENU

Rys. nr 1

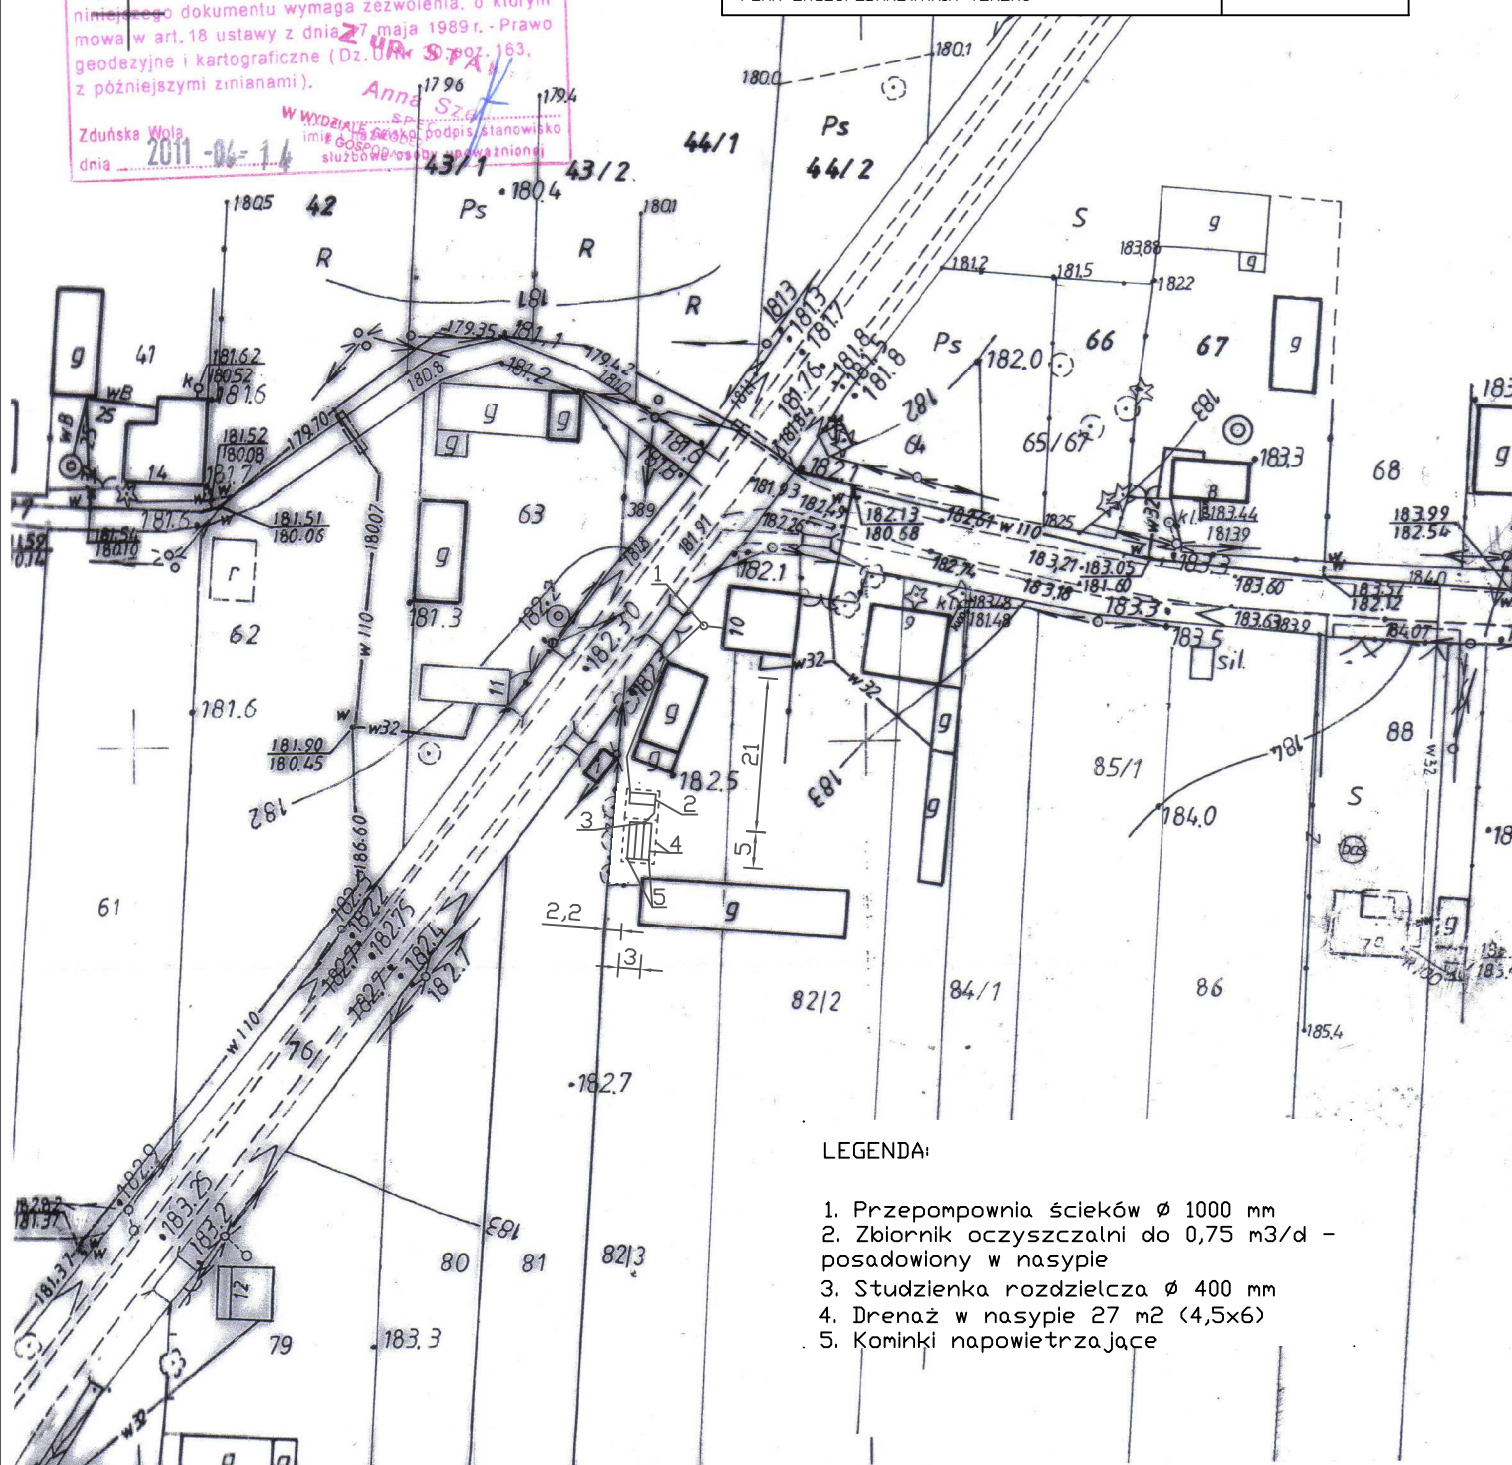

LEGENDA:

1. Przepompownia ścieków \varnothing 1000 mm
2. Zbiornik oczyszczalni do 0,75 m³/d - posadowiony w nasypie
3. Studzienka rozdzielcza \varnothing 400 mm
4. Drenaż w nasypie 27 m² (4,5x6)
5. Kominki napowietrzające