


OBIEKT Wielka Wieś M. D. nr 92/1
GMINA Gródzka
POWIAT ZDUŃSKA WOLA
woj. łódzkie
nr zlecenia _____

TYTUŁ OPRACOWANIA PROJEKT BUDOWLANY PRZYDOMOWEJ OCZYSZCZALNI ŚCIEKÓW	
LOKALIZACJA KUBUS WŁODZIMIERZ, WIELKA WIEŚ, DZ NR 92/1	
PROJEKTOWAŁ: mgr inż. AGNIESZKA JAKSIK upr. bud. nr 163/DDŚ/09	ETAP PROJEKT BUDOWLANY
DATA WYKONANIA KWIECIEŃ 2011	
TYTUŁ RYSUNKU PLAN ZAGOSPODAROWANIA TERENU	Rys. nr 1

- LEGENDA:
1. Zbiornik oczyszczalni do 1,5 m³/d
 2. Studzienka rozdzielcza Ø 400 mm
 3. Drenaż w gruncie 60mb (4x15)
 4. Kominki napowietrzające

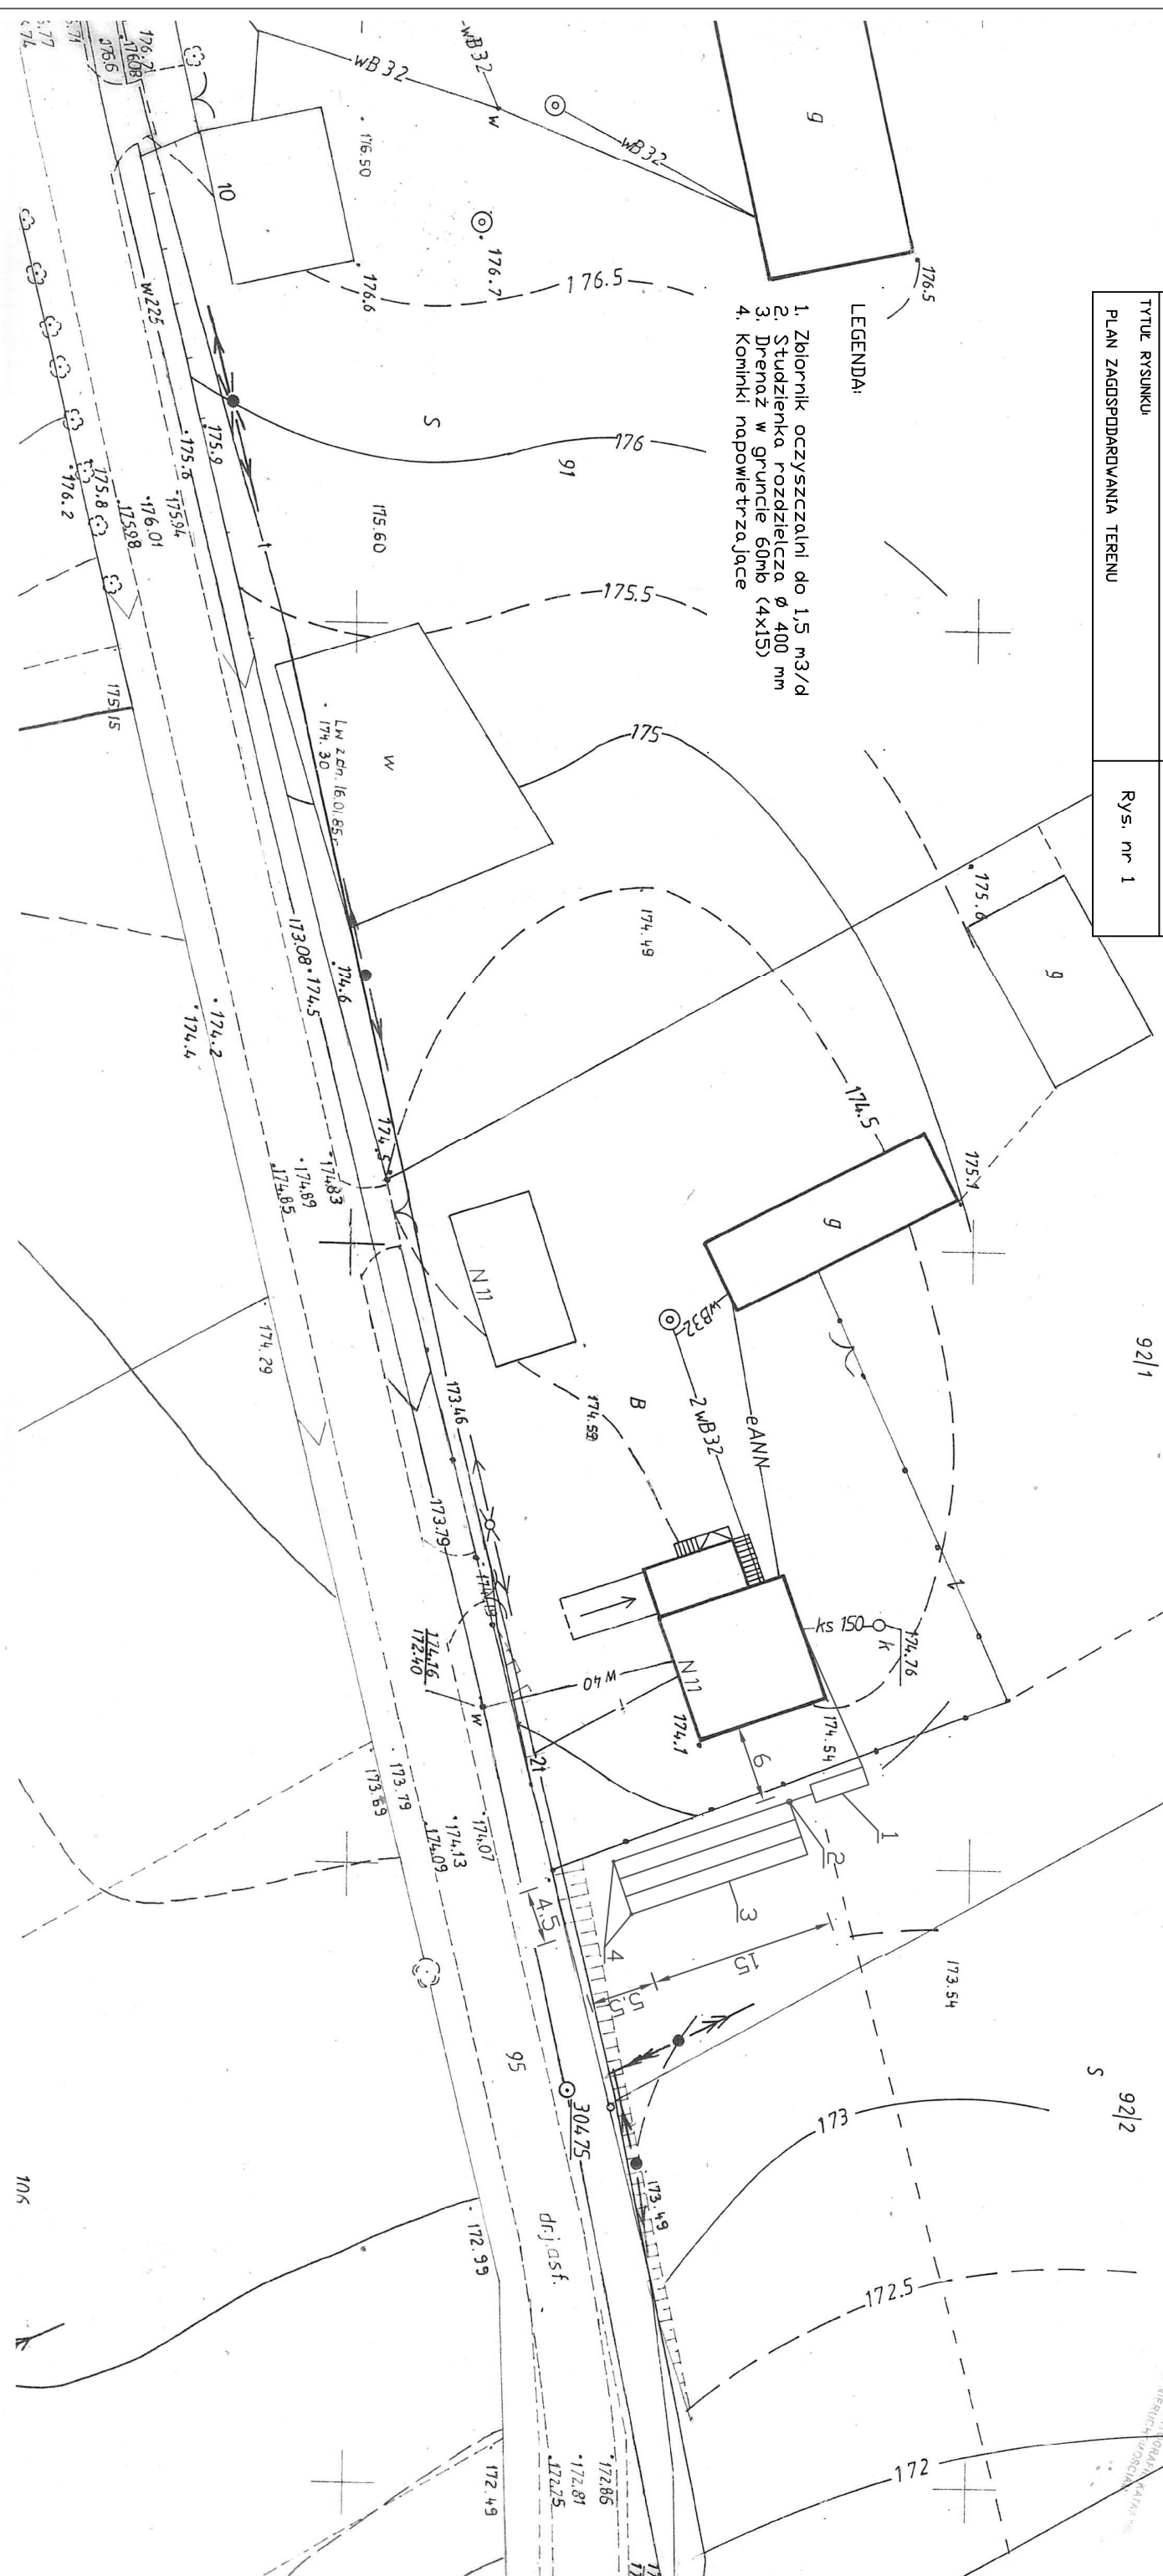

M A P A
SITUACYJNO-WYSOKOŚCIOWA
Skala 1:500

STAROSTA ZDUŃSKOWOLSKI
POWIATOWY OŚRODEK DOKUMENTACJI
GEODEZYJNEJ I KARTOGRAFICZNEJ W ZDUŃSKIEJ WOLI
Pozwala się zgodność niniejszej mapy z oryginałem
przyjętym do państwowego zasobu geodezyjnego i kar-
tograficznego w mapa sytu. map
i zaświadczonym o tym pod nr 18 300
Niniejsza mapa nie może służyć dla celów
projektowych.
Z up. STAROSTY
dnia 2011-04-14 18 300
Miejsce, nazwa, adres, data i podpis
Starosty

STAROSTA ZDUŃSKOWOLSKI
POWIATOWY OŚRODEK DOKUMENTACJI
GEODEZYJNEJ I KARTOGRAFICZNEJ W ZDUŃSKIEJ WOLI
Reprodukcje, rozpowszechnianie i rozprowadzanie
niniejszego dokumentu wymaga zezwolenia, o którym
mowa, w art. 18 ustawy z dnia 17 maja 1998 r. - Prawo
geodezyjne i kartograficzne (Dz. U. z 30.09.2003 r. Nr 15,
z późniejszymi zmianami).
Zduńska Wola
dnia 2011-04-14 18 300
Miejsce, nazwa, adres, data i podpis
Starosty