


## M A P A SYTUACYJNO-WYSOKOŚCIOWA

Skala 1:1000

LEGENDA:

1. Zbiornik oczyszczalni do 1,2 m<sup>3</sup>/d
2. Przepompownia ścieków Ø 1000 mm
3. Studzienka rozdzielcza Ø 400 mm
4. Drenaż w nasypie z warstwą wspomagającą 38,5 m<sup>2</sup> (5,5x7)
5. Kominki napowietrzające

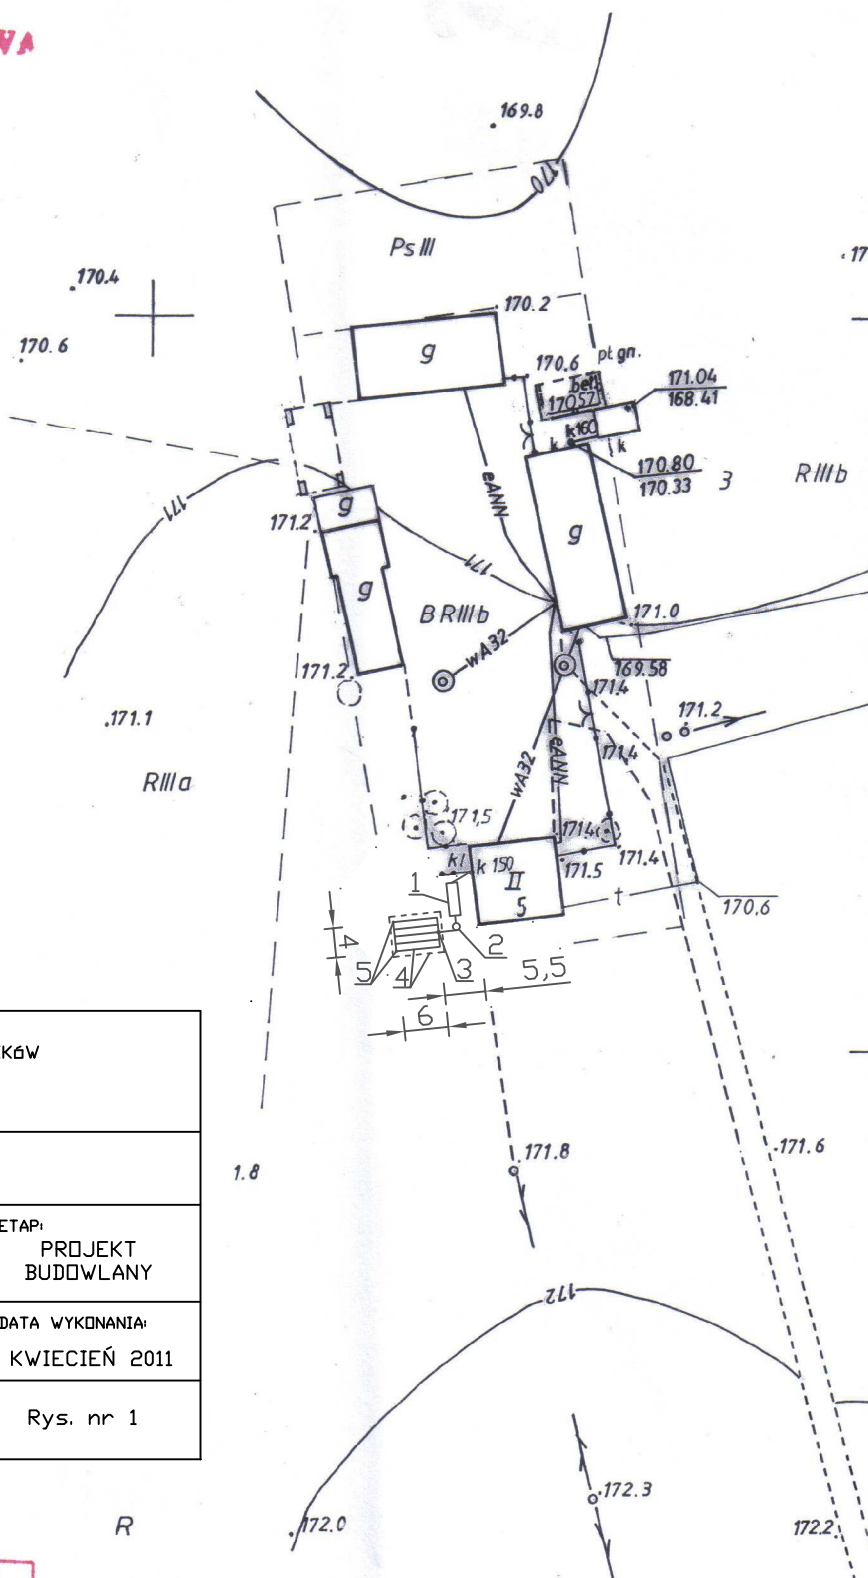

TYTUŁ OPRACOWANIA: PROJEKT BUDOWLANY PRZYDOMOWEJ OCZYSZCZALNI ŚCIEKÓW	
LOKALIZACJA: TAMECKI ANDRZEJ, KROMOLIN NOWY, DZ NR 3	
PROJEKTOWAŁ: mgr inż. AGNIESZKA JAKSIK upr. bud. nr 163/DDŚ/09	ETAP: PROJEKT BUDOWLANY
	DATA WYKONANIA: KWIECIEŃ 2011
TYTUŁ RYSUNKU: PLAN ZAGOSPODAROWANIA TERENU	Rys. nr 1

STAROSTA ZDUŃSKOWOLSKI  
POWIATOWY OŚRODEK DOKUMENTACJI  
GEODEZYJNEJ I KARTOGRAFICZNEJ W ZDUŃSKIEJ WOLI

Poswiadcza się zgodność niniejszej mapy z oryginałem  
przyjętym do państwowego zasobu geodezyjnego i kar-  
tograficznego w dniu mapo syntetycz

i zaewidencjonowanym pod nr .....  
Niniejsza mapa nie może służyć dla celów  
projektowych.

**Z up. STAROSTY**

**Anna Szweczyk**  
SPECJALISTA

Zduńska Wola,  
dnia **2011-04-27**

WYDZIAŁ GEODEZJI, PODZIAŁ STENOGRAMAT  
I EGZAMINACJI OSÓB UPRAWNIENI

STANOWISKO ZDZIAŁOWYCH  
POWIATOWY OŚRODEK DOKUMENTACJI  
GEODEZYJNEJ I KARTOGRAFICZNEJ W ZDUŃSKIEJ WOLI

Reprodukowanie, rozpowszechnianie i rozprowadzanie  
niniejszego dokumentu wymaga zezwolenia, o którym  
mowa w art. 18 ustawy z dnia 17 maja 1989r. - Prawo  
geodezyjne i kartograficzne (Dz. U. Nr 30, poz. 163,  
z późniejszymi zmianami).

Anna Szewczyk  
SPECJALISTA

Zduńska Wola 2011-04-27

WYDZIAŁ GEODEZYJNO-KARTOGRAFICZNY  
KRAJOWY REJESTR KATASTRU  
GEODEZYJNYCH PRZECIENIOWOŚCIAMI

1226

określenie