

OBIEKT Karczówek dz. nr. 67
 GMINA Grodzisk
 POWIAT ZDUŃSKA WOLA
 woj. łódzkie


nr zlecenia _____

MAPA SYTUACYJNO-WYSOKOSCIOWA

Skala 1:500

LEGENDA:

1. Zbiornik oczyszczalni do 1,20 m³/d
2. Przepompownia ścieków Ø 1000 mm
3. Studzienka rozdzielcza Ø 400 mm
4. Drenaż w nasypie 45 m² (4,5x10)
5. Kominki napowietrzające

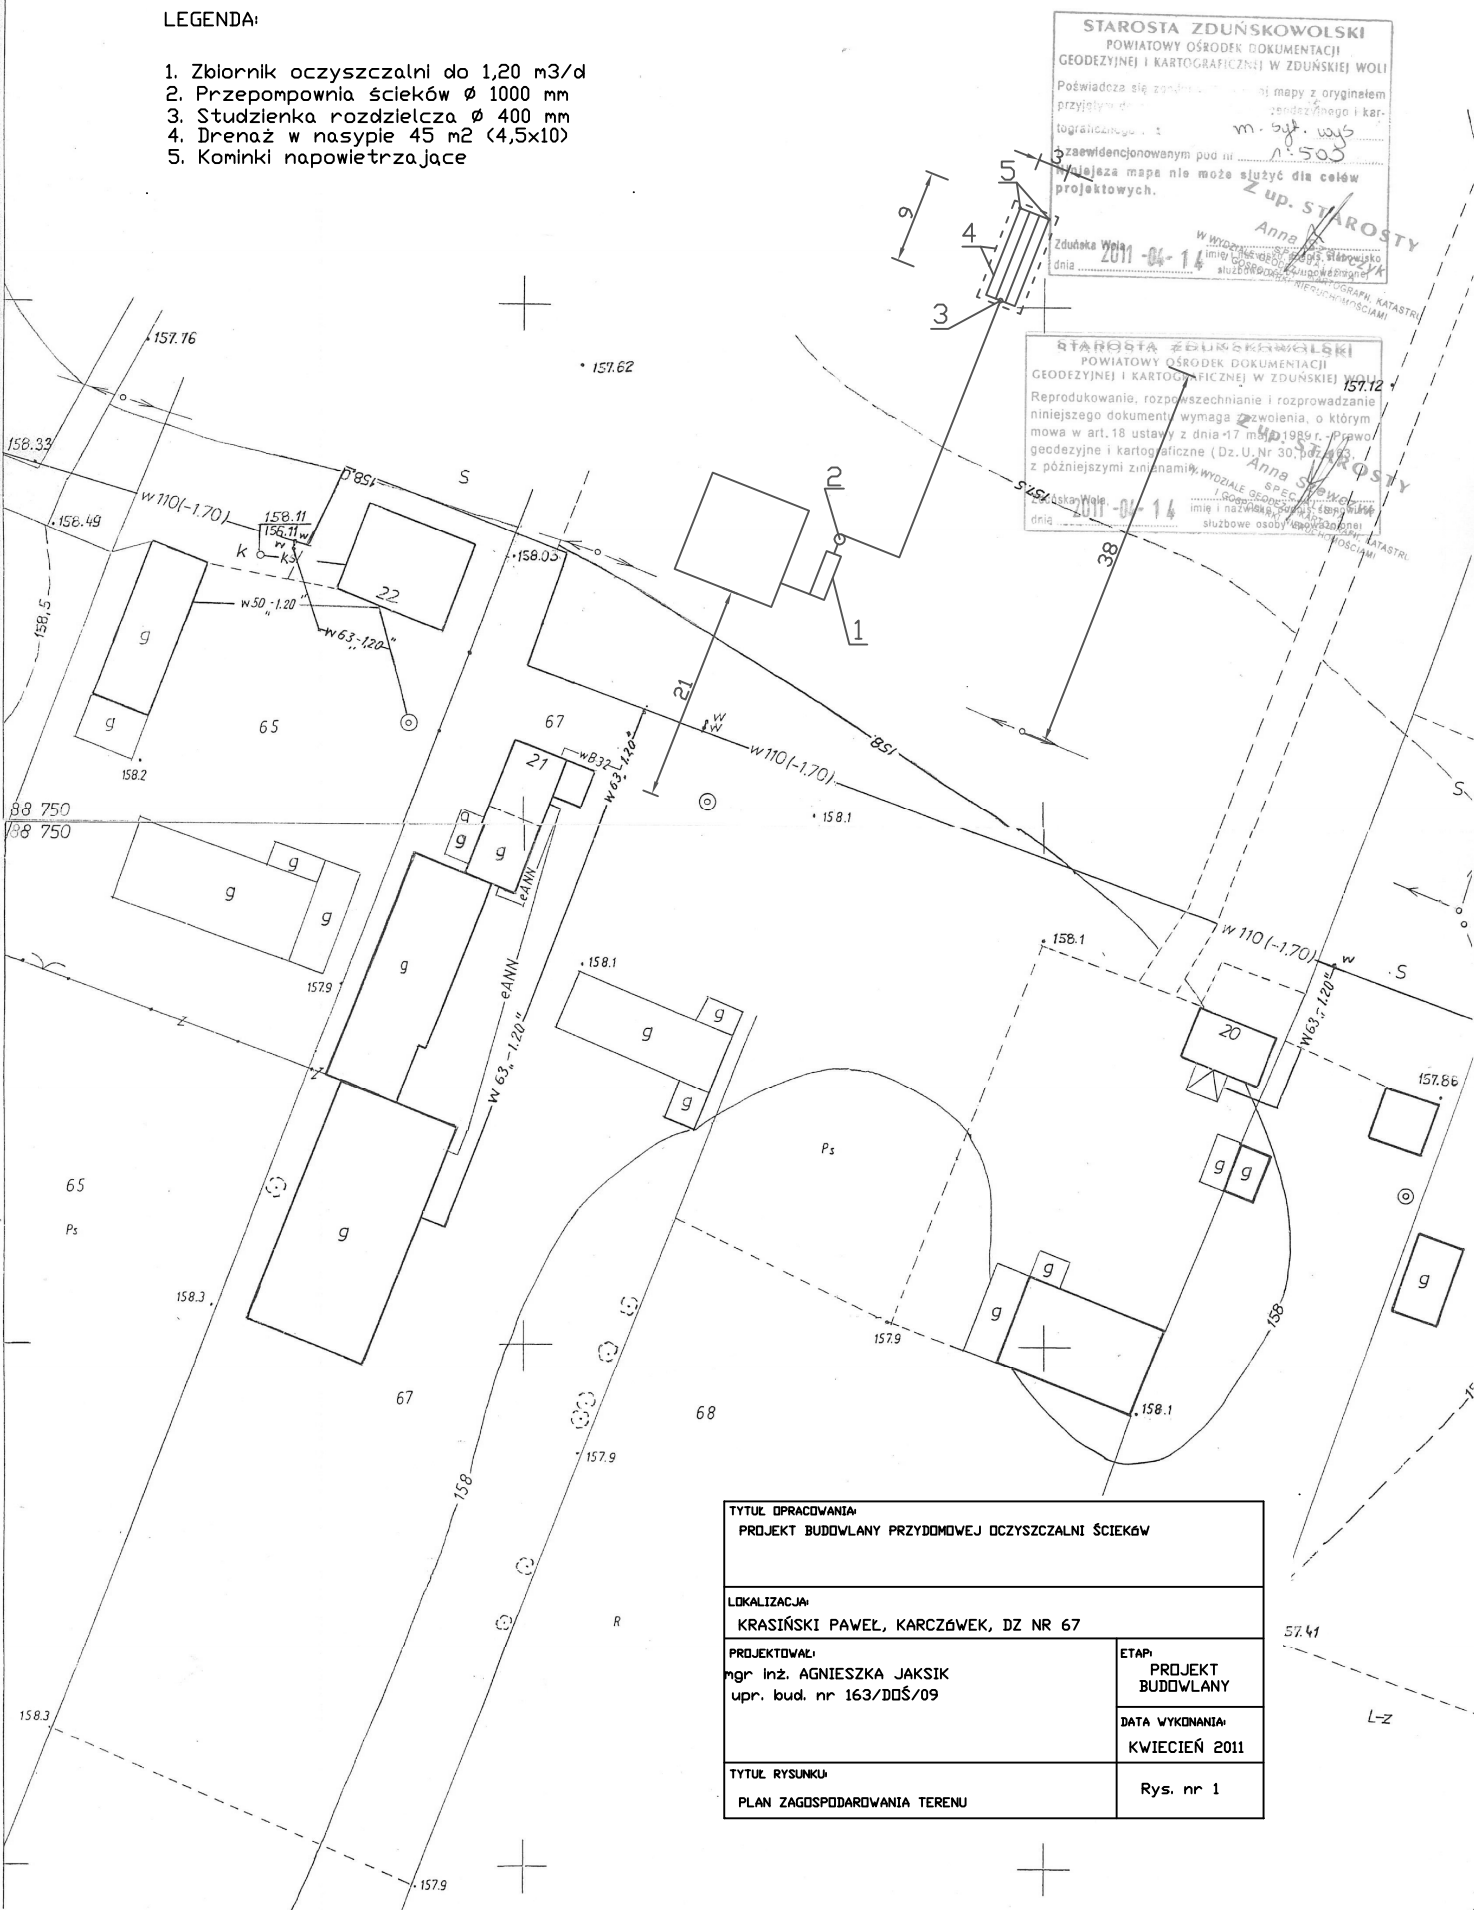

STAROSTA ZDUŃSKOWOLSKI
 POWIATOWY OŚRODEK DOKUMENTACJI
 GEODEZYJNEJ I KARTOGRAFICZNEJ W ZDUŃSKIEJ WOLI
 Poświadczam, że załącznik nr 1 mapy z oryginałem
 przyjętym do...
 m. 507. wys
 1:500
 Wyraża mapę nie może służyć dla celów
 projektowych.
 Zduńska Wola 2011-04-14
 W Wydziale Specjalnym
 imię i nazwisko...
 służbowe osoby...
 Anna Skowrońska
 Z up. STAROSTY

STAROSTA ZDUŃSKOWOLSKI
 POWIATOWY OŚRODEK DOKUMENTACJI
 GEODEZYJNEJ I KARTOGRAFICZNEJ W ZDUŃSKIEJ WOLI
 Reprodukowanie, rozpowszechnianie i rozprowadzanie
 niniejszego dokumentu wymaga zezwolenia, o którym
 mowa w art. 18 ustawy z dnia 17 maja 1989 r. Prawo
 geodezyjne i kartograficzne (Dz. U. Nr 30, poz. 173,
 z późniejszymi zmianami).
 Zduńska Wola 2011-04-14
 W Wydziale Specjalnym
 imię i nazwisko...
 służbowe osoby...
 Anna Skowrońska
 Z up. STAROSTY

TYTUŁ OPRACOWANIA: PROJEKT BUDOWLANY PRZYDOMOWEJ OCZYSZCZALNI ŚCIEKÓW	
LOKALIZACJA: KRASIŃSKI PAWEŁ, KAR CZÓWEK, DZ NR 67	
PROJEKTOWAŁ: mgr inż. AGNIESZKA JAKSIK upr. bud. nr 163/DDŚ/09	ETAP: PROJEKT BUDOWLANY
	DATA WYKONANIA: KWIECIEŃ 2011
TYTUŁ RYSUNKU: PLAN ZAGOSPODAROWANIA TERENU	Rys. nr 1