

157.7


MAPA SYTUACYJNO-WYSOKOŚCIOWA

Skala 1:1000

OBIEKT Budowa 8
 GMINA Siedlce
 POWIAT ZDUŃSKA WOLA
 woj. łódzkie
 nr 3140010

LEGENDA:

1. Zbiornik oczyszczalni do 0,75 m³/d
2. Przepompownia ścieków \varnothing 1000 mm
3. Studzienka rozdzielcza \varnothing 400 mm
4. Drenaż w nasypie z warstwą wspomagającą 24,5m² (3,5x7)
5. Kominki napowietrzające

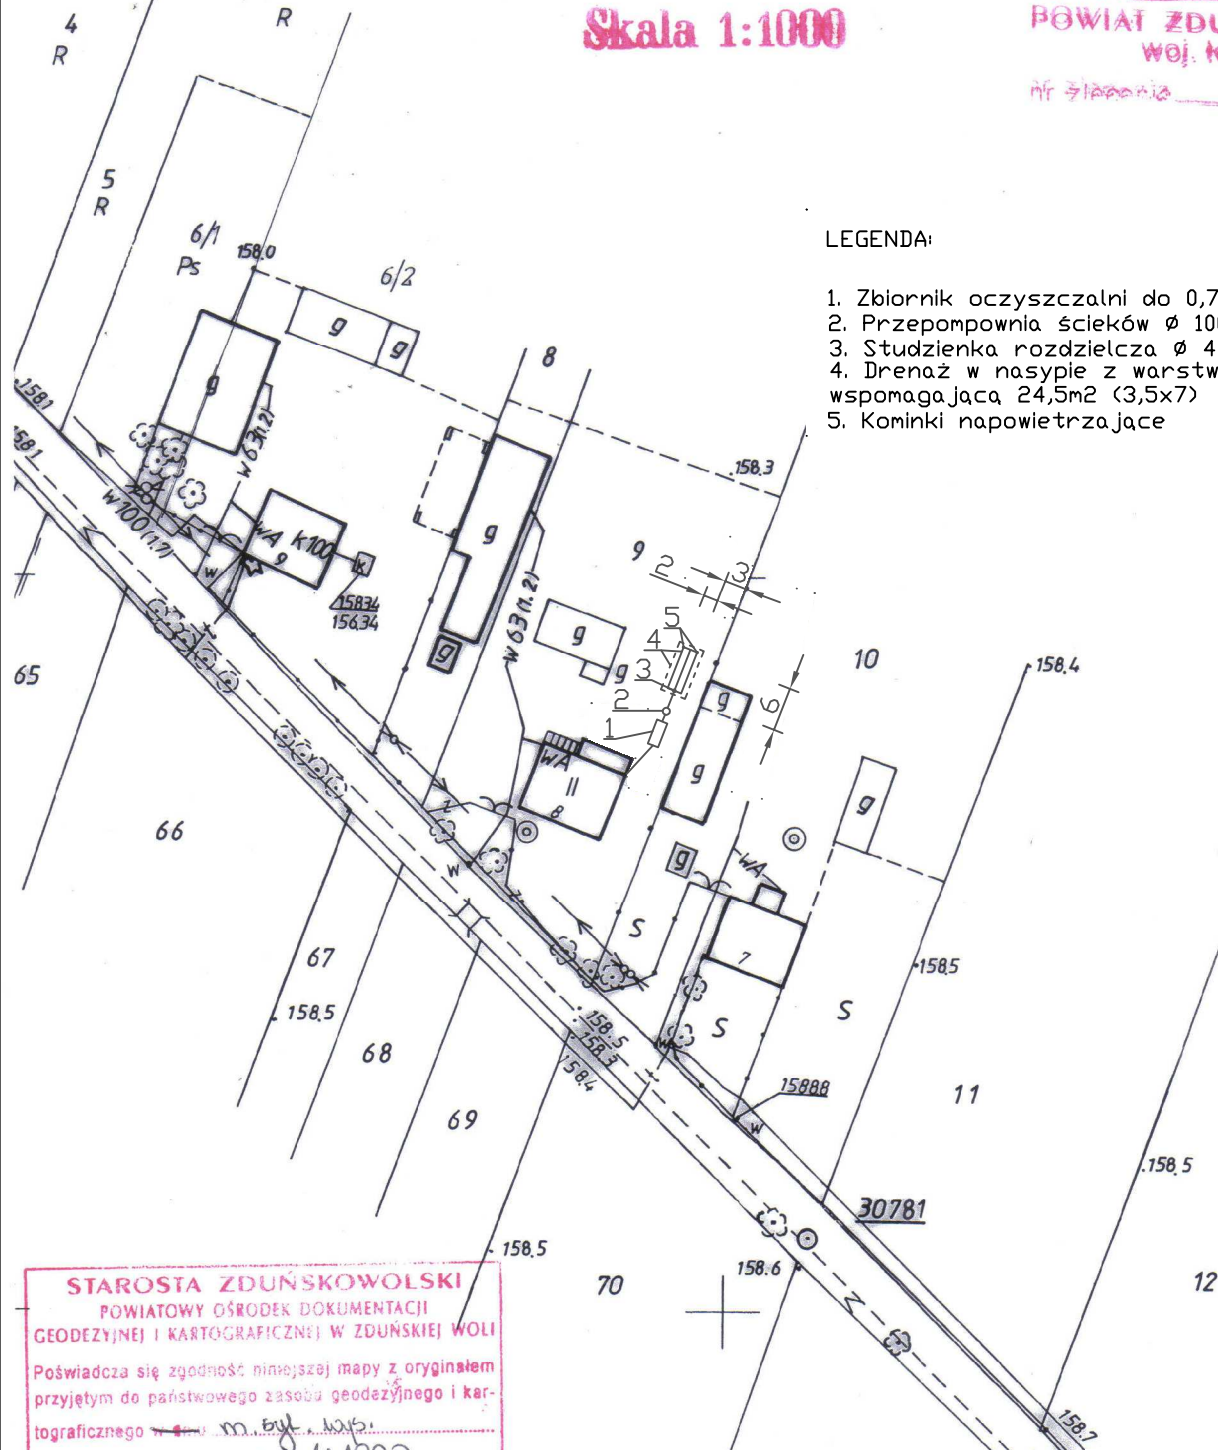

STAROSTA ZDUŃSKOWOLSKI

POWIATOWY OŚRODEK DOKUMENTACJI
 GEODEZYJNEJ I KARTOGRAFICZNEJ W ZDUŃSKIEJ WOLI

Poświadczam się zgodność niniejszej mapy z oryginałem
 przyjętym do państwowego zasobu geodezyjnego i kar-

tograficznego 1:1000

i zaewidencjonowanym pod nr 1.1000

Niniejsza mapa nie może służyć dla celów
 projektowych.

Z up. STAROSTY

Anna Szewczyk

Zduńska Wola, 2011-04-14
 dnia 2011-04-14 imię i nazwisko, podpis, stanowisko, funkcja, katastru
 służbowo-geodezyjny, kartograficzny, katastru, gospodarki nieruchomościami

STAROSTA ZDUŃSKOWOLSKI

POWIATOWY OŚRODEK DOKUMENTACJI
 GEODEZYJNEJ I KARTOGRAFICZNEJ W ZDUŃSKIEJ WOLI

Reprodukowanie, rozpowszechnianie i rozprowadzanie
 niniejszego dokumentu wymaga zezwolenia, o którym
 mowa w art. 18 ustawy z dnia 17 maja 1989 r. - Prawo
 geodezyjne i kartograficzne (Dz. U. z 1989 r. Nr 13, poz. 100, z późniejszymi zmianami).

Anna Szewczyk

Zduńska Wola, 2011-04-14
 dnia 2011-04-14 imię i nazwisko, podpis, stanowisko, funkcja, katastru
 służbowo-geodezyjny, kartograficzny, katastru, gospodarki nieruchomościami

TYTUŁ OPRACOWANIA:

PROJEKT BUDOWLANY PRZYDOMOWEJ OCZYSZCZALNI ŚCIEKÓW

LOKALIZACJA:

DWCZAREK JACEK, TARNÓWKA KOLONIA B, DZ NR 9

PROJEKTOWAŁ:

mgr inż. AGNIESZKA JAKSIK
 upr. bud. nr 163/DDŚ/09

ETAP:

PROJEKT
 BUDOWLANY

DATA WYKONANIA:

KWIECIEŃ 2011

TYTUŁ RYSUNKU:

PLAN ZAGOSPODAROWANIA TERENU

Rys. nr 1