


OBIEKT Wielka Wieś 16, dz. nr. 203  
 GMINA Szadek  
 POWIAT ZDUŃSKA WOLA  
 woj. łódzkie 196  
 nr zlecenia 168.17

**MAPA**  
**SITUACYJNO-WYSOKOŚCIOWA**  
**Skala 1:500**

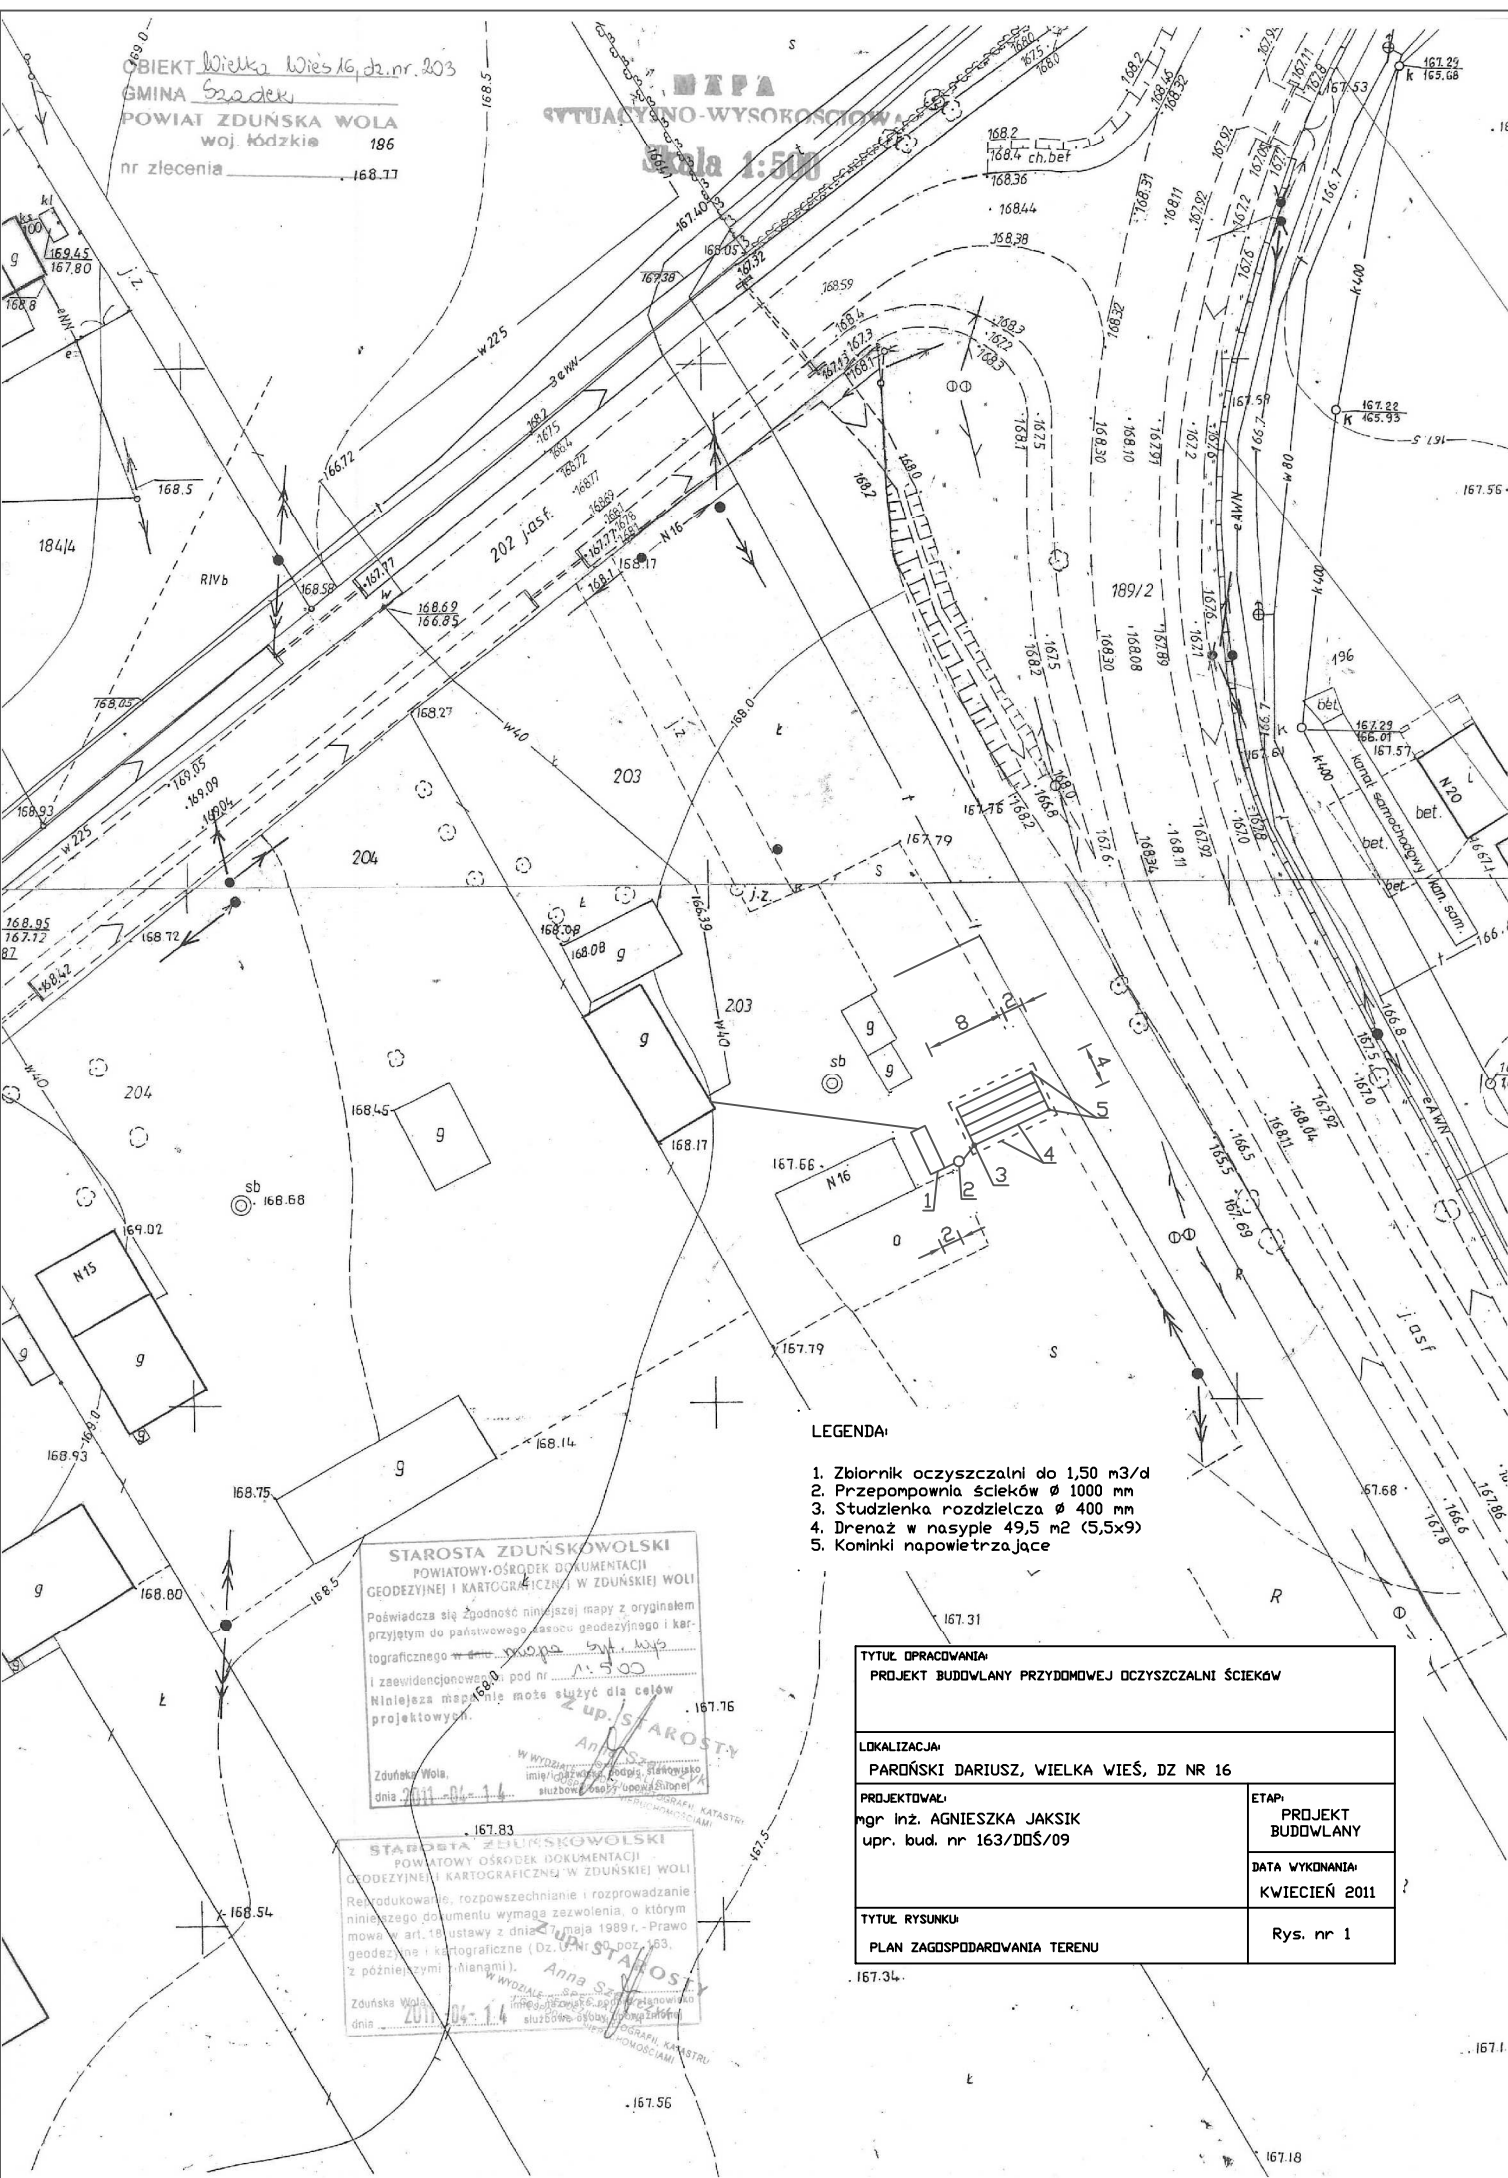

**LEGENDA:**

1. Zbiornik oczyszczalni do 1,50 m<sup>3</sup>/d
2. Przepompownia ścieków  $\varnothing$  1000 mm
3. Studzienka rozdzielcza  $\varnothing$  400 mm
4. Drenaz w nasypie 49,5 m<sup>2</sup> (5,5x9)
5. Kominki napowietrzające

**STAROSTA ZDUŃSKOWOLSKI**

POWIATOWY OŚRODEK DOKUMENTACJI  
 GEODEZYJNEJ I KARTOGRAFICZNEJ W ZDUŃSKIEJ WOLI  
 Poświadczam, że zgodność niniejszej mapy z oryginałem  
 przyjętym do państwowego zasobu geodezyjnego i kar-  
 tograficznego w dniu 2011-04-14 pod nr.  
 I zaawidencjonowanej pod nr.  
 Niniejsza mapa nie może służyć do celów  
 projektowych.

Zduńska Wola,  
 dnia 2011-04-14

**STAROSTA ZDUŃSKOWOLSKI**

POWIATOWY OŚRODEK DOKUMENTACJI  
 GEODEZYJNEJ I KARTOGRAFICZNEJ W ZDUŃSKIEJ WOLI  
 Reprodukowanie, rozpowszechnianie i rozprowadzanie  
 niniejszego dokumentu wymaga zezwolenia, o którym  
 mowa w art. 18 ustawy z dnia 27 maja 1989 r. - Prawo  
 geodezyjne i kartograficzne (Dz. U. Nr 20, poz. 163,  
 z późniejszymi zmianami).

Zduńska Wola,  
 dnia 2011-04-14

**TYTUŁ OPRACOWANIA:**

PROJEKT BUDOWLANY PRZYDOMOWEJ OCZYSZCZALNI ŚCIEKÓW

**LOKALIZACJA:**

PAROŃSKI DARIUSZ, WIELKA WIEŚ, DZ NR 16

**PROJEKTOWAŁ:**

mgr inż. AGNIESZKA JAKSIK  
 upr. bud. nr 163/DD/09

**ETAP:**

PROJEKT  
 BUDOWLANY

**DATA WYKONANIA:**

KWIECIEŃ 2011

**TYTUŁ RYSUNKU:**

PLAN ZAGOSPODAROWANIA TERENU

Rys. nr 1